

NUOVA COSTRUZIONE IN ADIACENZA ALLA SEDE DELL'I.T.G.C. "G. COMPAGNONI" E DELL'I.T.I.S. "G. MARCONI" DI LUGO - VIA LUMAGNI 24/26 FINALIZZATA ALLA DISMISSIONE DELLA SEDE DELL'I.P.S.I.A. "E. MANFREDI" DI LUGO - VIA TELLARINI 34/36
 via Lumagni, n°24/26 - LUGO (RA)

PROGETTO DEFINITIVO - ESECUTIVO

Presidente: Michele de Pascale
 Consigliere delegato Pubblica Istruzione - Edilizia Scolastica - Patrimonio: Maria Luisa Martinez
 Dirigente responsabile del Settore: Ing. Paolo Nobile
 Responsabile del Servizio: Arch. Giovanna Garzanti


RESPONSABILE UNICO DEL PROCEDIMENTO: Ing. Paolo Nobile Firmato digitalmente.....
 PROGETTISTA COORDINATORE: Arch. Giovanna Garzanti Firmato digitalmente.....
 COORD. SICUREZZA PROGETTAZIONE: Ing. Paolo Nobile
 PROGETTISTA OPERE ARCHITETTONICHE: Arch. Giovanni Plazzi Firmato.....
 COLLABORATORI: Ing. Giulia Angeli Firmato.....
 PROGETTISTA ANTINCENDIO: Ing. Junior Annalisa Bollettino
 ELABORAZIONE GRAFICA: Ing. Giulia Angeli Firmato.....
 Arch. Giovanni Plazzi Firmato.....

Rev.	Descrizione	Redatto:	Controllato:	Approvato:	Data:
0	EMISSIONE	G. P.	G. G.	P. N.	13/11/2020
1					
2					
3					

PROGETTISTA OPERE STRUTTURALI: Ing. Massimo Rosetti
 PROGETTISTA ACUSTICO: Ing. Letizia Pretolani
 PROGETTISTA IMPIANTI ELETTRICI E IMPIANTI MECCANICI: Ing. Patrizio Berretti
 COLLABORATORI: Ing. Andrea Polani
 COLLABORATORI PROVINCIA DI RAVENNA: P.I. Andrea Bezzi

TITOLO ELABORATO: **SCHEMA RETE FOGNANTE**

Elaborato num: ARCH/14	Revisione: 0	Data: 13/11/2020	Scala: 1:100	Nome file: ARCH_14_PROG.RETE_r.00.dwg
----------------------------------	------------------------	----------------------------	------------------------	---

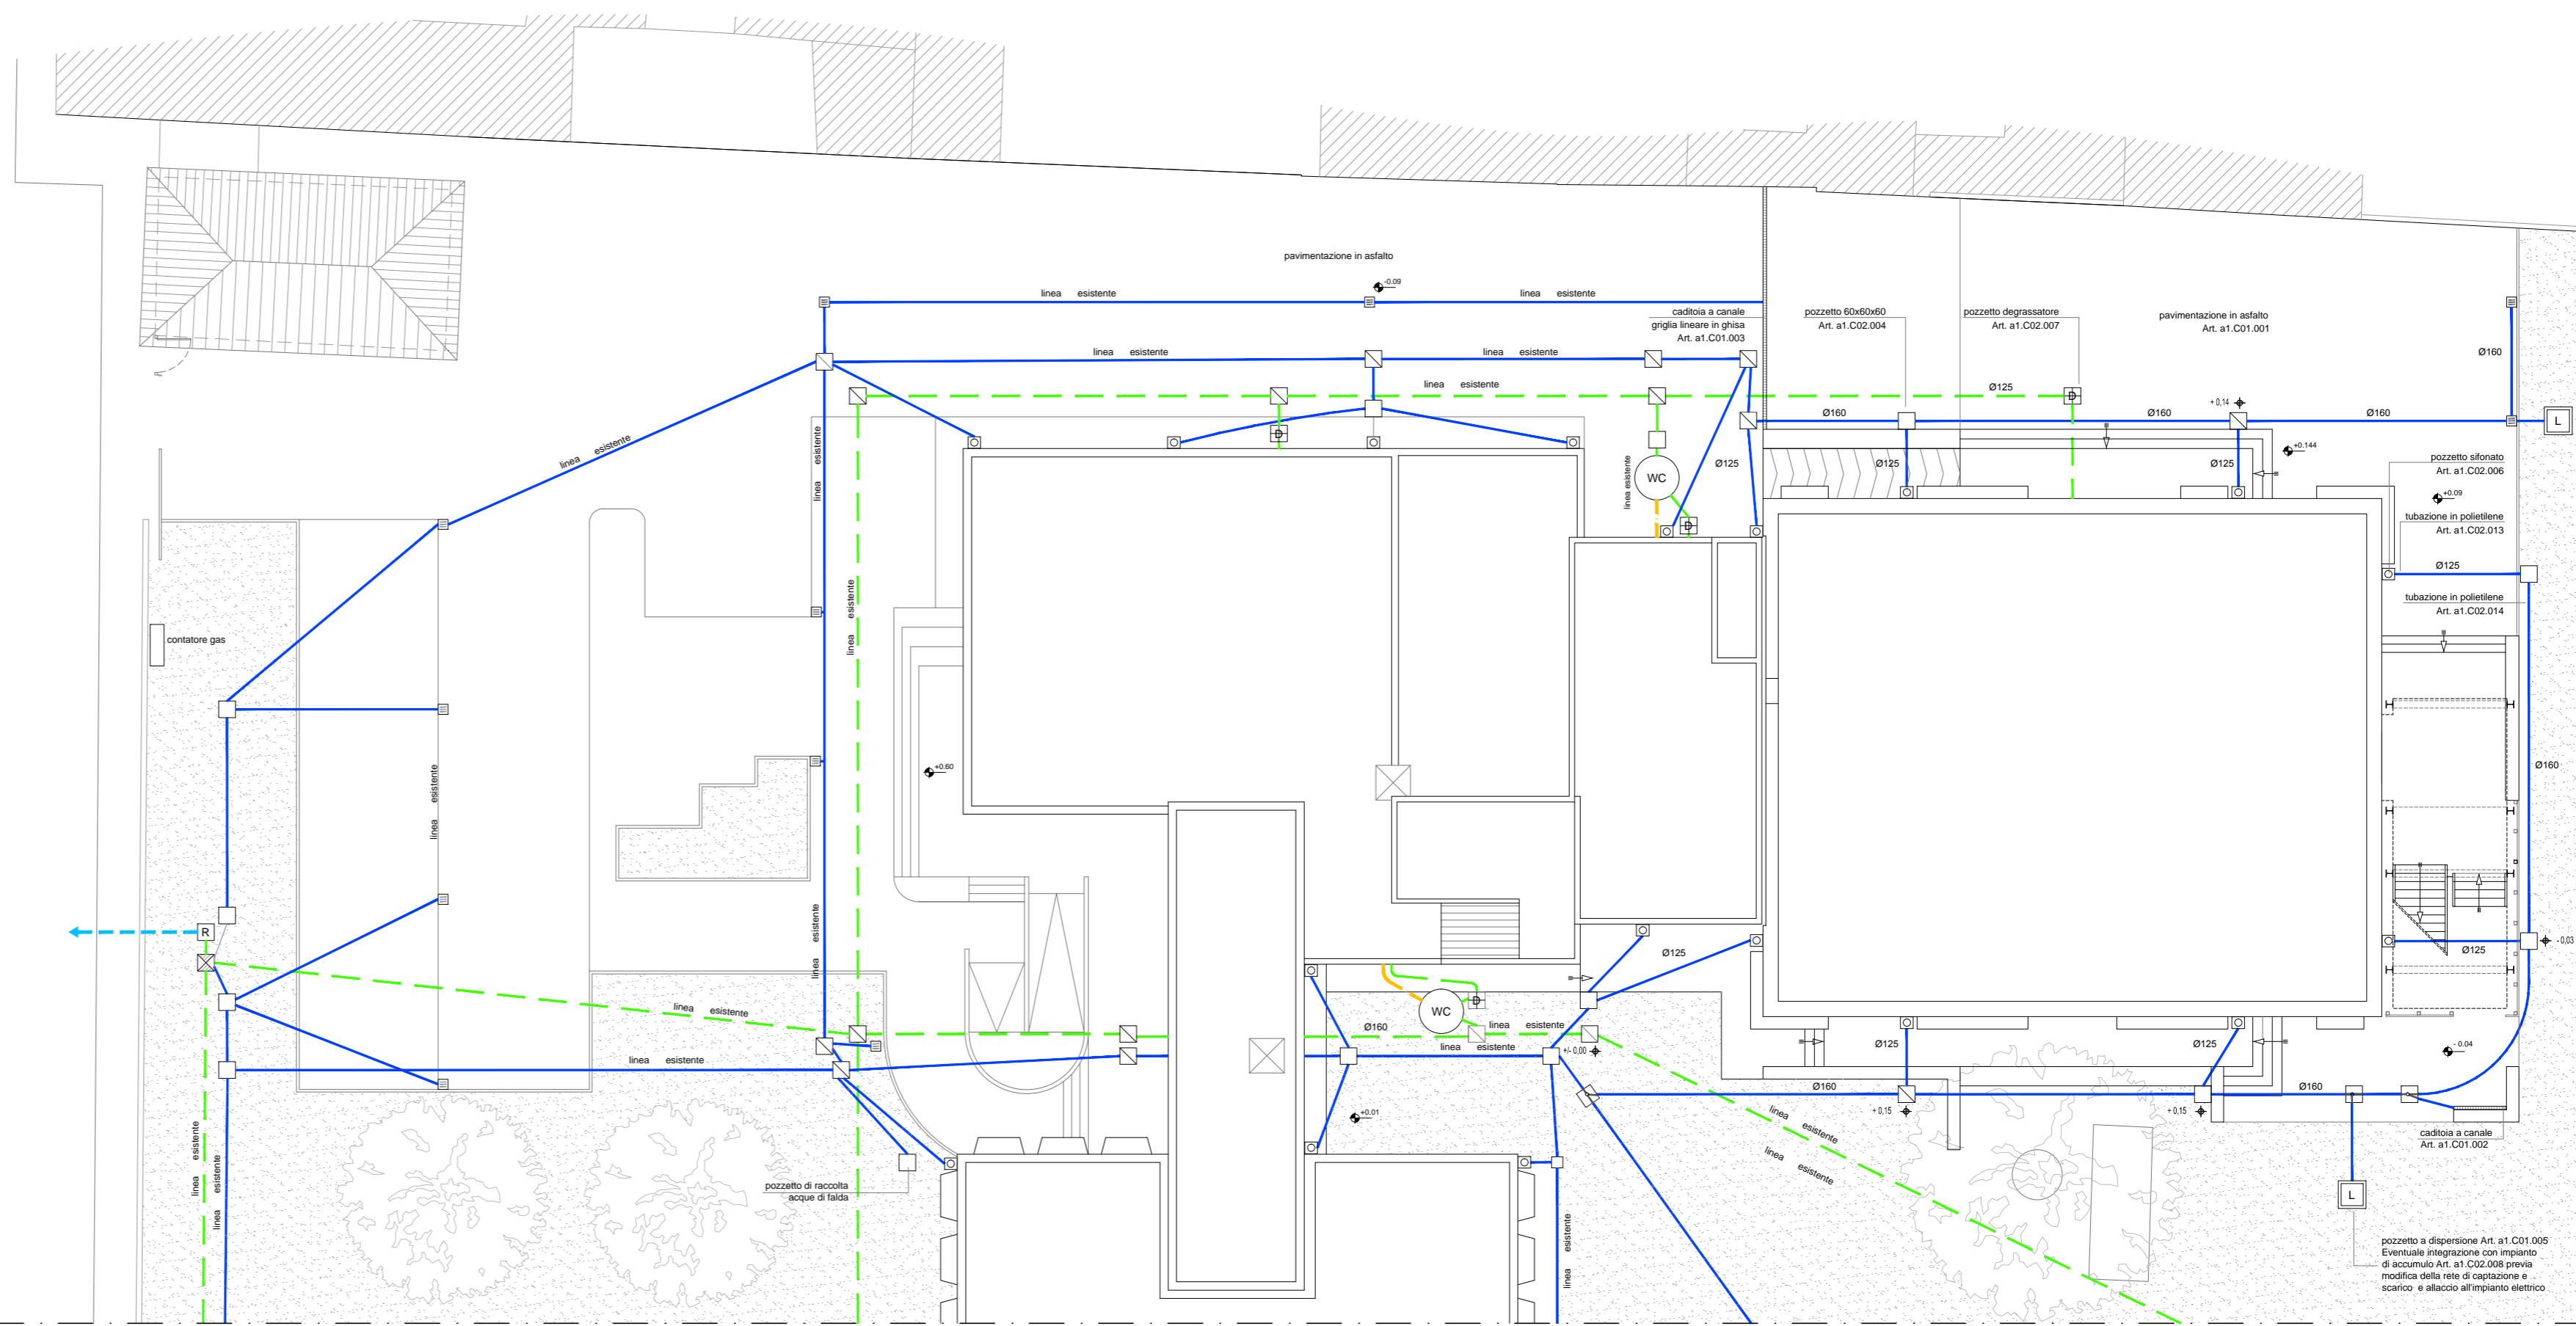

- LEGENDA**
- ACQUE NERE
 - - - ACQUE MISTE
 - - - FOGNATURA
 - ACQUE METEORICHE
 - ⊗ POZZETTO PLUVIALE SIFONATO
 - ⊞ CADITOIA 50x50x70
 - ⊞ POZZETTO DEGRASSATORE
 - ⊞ POZZETTO DI PRE IMMISSIONE
 - R POZZETTO CON VALVOLA DI NON RITORNO
 - ⊞ POZZETTO DI ISPEZIONE CON TAPPO A VITE
 - WC FOSSA IMHOFF
 - ⊞ BRAGA DI RACCORDO CON ISPEZIONE (anella e coperchio interrati)
 - S/F SIFONE FIRENZE
 - L POZZETTO A DISPERSIONE CON CADITOIA cm 50x50x70 - invarianza idraulica

N.B.: le quote relative ai pozzetti sono riferite all'estradosso del chiusino