



PIANTA PIANO TERRA
Scala 1:100

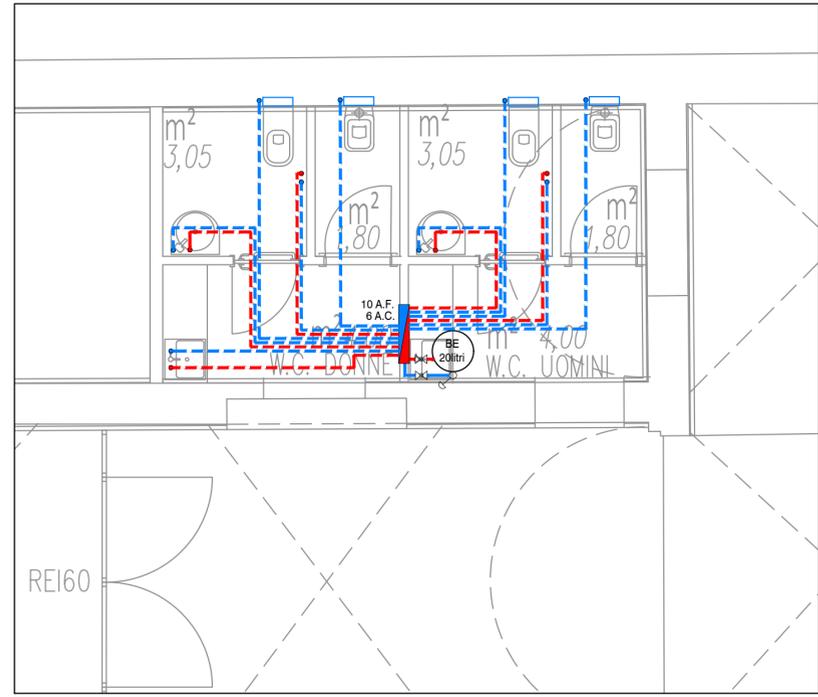



PARTICOLARE SERVIZI IGIENICI
Scala 1:50



SCHEMA BOILER ELETTRICO E COLLETTORE SANITARIO

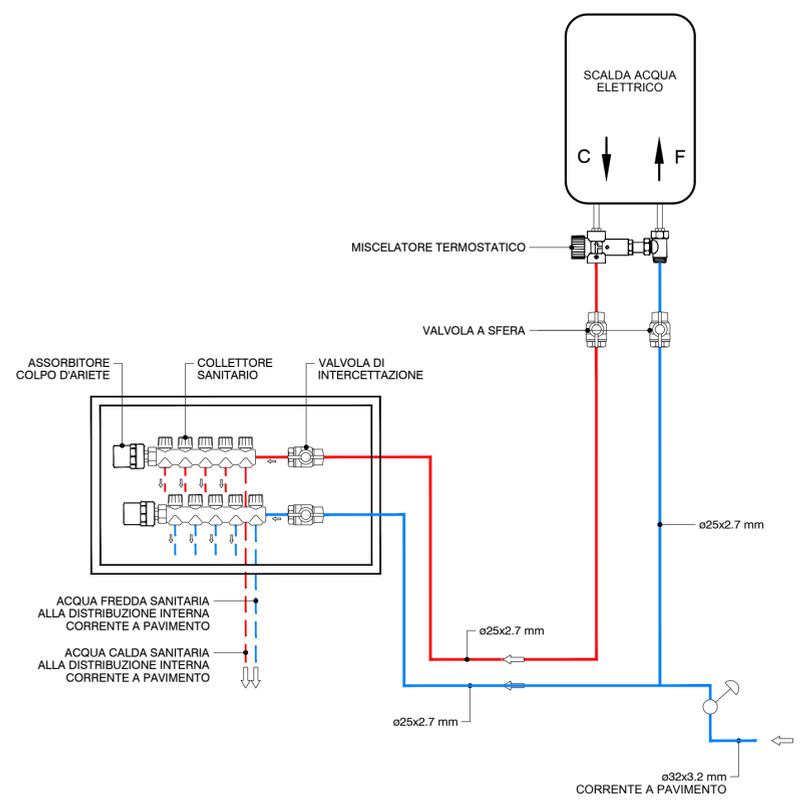

DETTAGLI ALLACCI IDRICI UTENZE

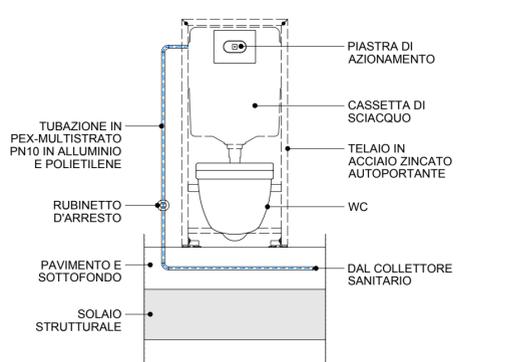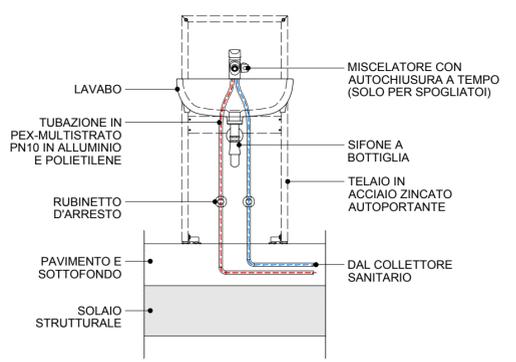

LEGENDA	
	TUBAZIONE DISTRIBUZIONE PRINCIPALE ACQUA FREDDA IN PEX-MULTISTRATO
	TUBAZIONE DISTRIBUZIONE INTERNA ACQUA FREDDA IN PEX-MULTISTRATO
	TUBAZIONE DISTRIBUZIONE INTERNA ACQUA CALDA IN PEX-MULTISTRATO
	COLONNE MONTANTI
	COLLETTORE SANITARIO
	VALVOLA A SFERA
	RUBINETTO DI ARRESTO A CAPPUCCIO
	BOILER ELETTRICO 20 LITRI

TUBAZIONI DISTRIBUZIONI INTERNE IN PEX-MULTISTRATO PN10 IN ALLUMINIO E POLIETILENE	
LAVABO	ø16x2.2 mm
WC	ø16x2.2 mm
BIDET	ø16x2.2 mm

NOTE PER L'INSTALLATORE

• TUTTE LE TUBAZIONI ATTRAVERSANTI STRUTTURE REI DEVONO ESSERE DOTATE DI COLLARI ANTINCENDIO IN MODO DA GARANTIRE LE CARATTERISTICHE DEL COMPARTIMENTO

Provincia di Ravenna

Settore Lavori Pubblici
Servizio Edilizia Scolastica e Patrimonio

MIGLIORAMENTO SISMICO DEL "LICEO TORRICELLI-BALLARDINI"- SEDE DELL'INDIRIZZO SCIENTIFICO DI VIA S.MARIA DELL'ANGELO, 48 FAENZA (Ra)

PROGETTO DEFINITIVO - ESECUTIVO PRIMO Stralcio - 1° e 2° Lotto
LOTTO 1° - IMPIANTO MECCANICO - IMPIANTO IDRICO SANITARIO

Presidente: Michele de Pascale	Consigliere delegato Pubblica Istruzione - Edilizia Scolastica - Patrimonio: Maria Luisa Martinez
Dirigente responsabile del Settore: Ing. Paolo Nobile	Responsabile del Servizio: Arch. Giovanna Garzanti

RESPONSABILE UNICO DEL PROCEDIMENTO: Ing. Paolo Nobile

PROGETTISTI OPERE ARCHITETTONICHE: Arch. Claudio Piersanti- Arch. Rita Rava
COLLABORATORE ALLA PROGETTAZIONE: Arch. Stefania Altieri

PROGETTISTA OPERE STRUTTURALI: Ing. Angelo Sampieri
COLLABORATORE PROGETTAZIONE OPERE STRUTTURALI: Ing. Filippo Sangiorgi

PROGETTISTA IMPIANTI IDRICI E MECCANICI: ELTEC srl Società di Ingegneria
PROGETTISTA IMPIANTI ELETTRICI: ELTEC srl Società di Ingegneria

COORDINATORE della SICUREZZA IN FASE DI PROGETTAZIONE: Arch. Stefania Altieri
PROGETTISTA PREVENZIONE INCENDI: ELTEC srl Società di Ingegneria

TITOLO ELABORATO: **PROGETTO: PIANTA PIANO TERRA**

Codice elaborato: PD_PE_IM_08_00	Revisione: 00	Data: 31/05/2021	Scala: 1:50/100	Nome file di archiviazione: PD_PE_IM_08_IDR_PT_R00
-------------------------------------	------------------	---------------------	--------------------	---

PROFESSIONISTA RESPONSABILE: Ing. Bruno Versari	PROFESSIONISTA RESPONSABILE: Il Responsabile Unico del Procedimento Ing. Paolo Nobile
--	--

Rev.	Descrizione	Redatto:	Controllato:	Approvato:	Data:
00	EMISSIONE	D.O.	B.V.		
01	REVISIONE				