




PIANTA PIANO TERRA
Scala 1:100

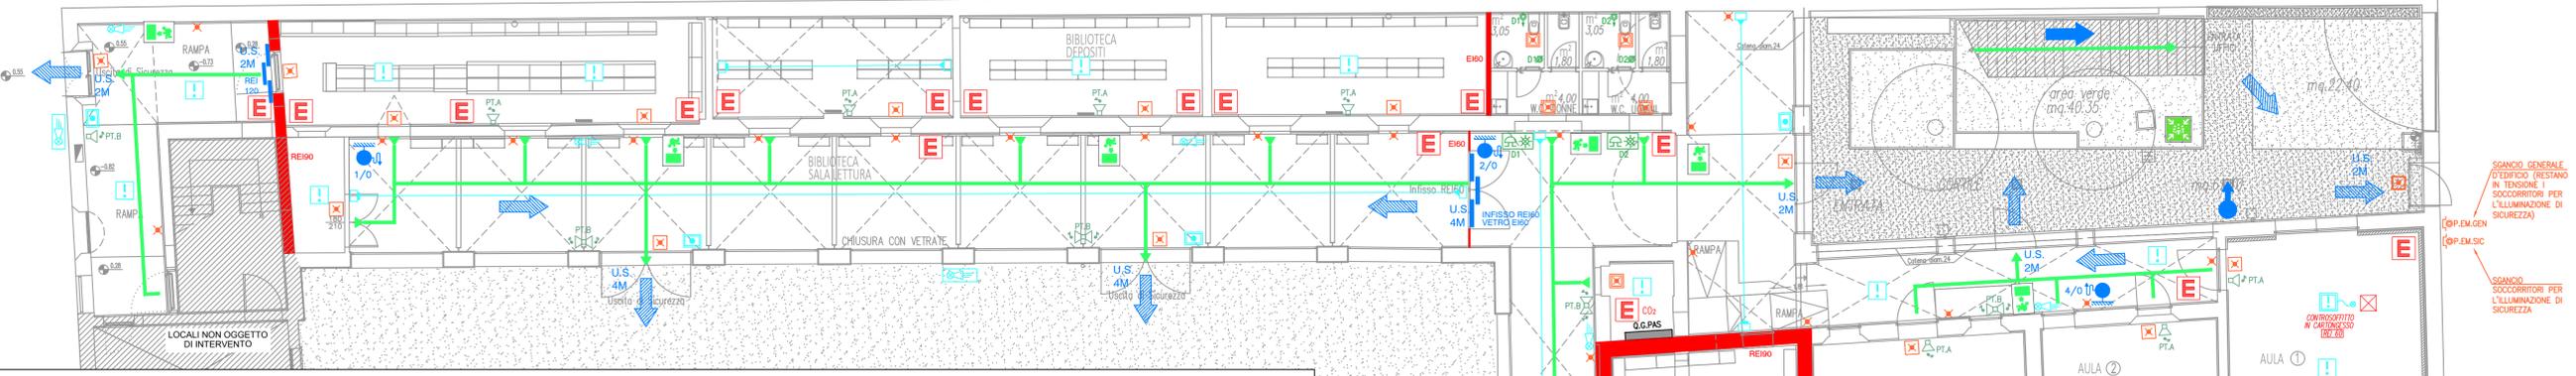



STRALCIO PIANO TERRA - LOCALE CONTATTATORI
Scala 1:100

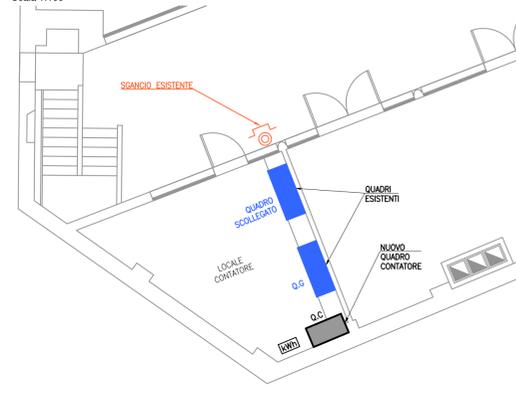


STRALCIO PIANO TERRA - LOCALE BIDEGLIERIA
Scala 1:100

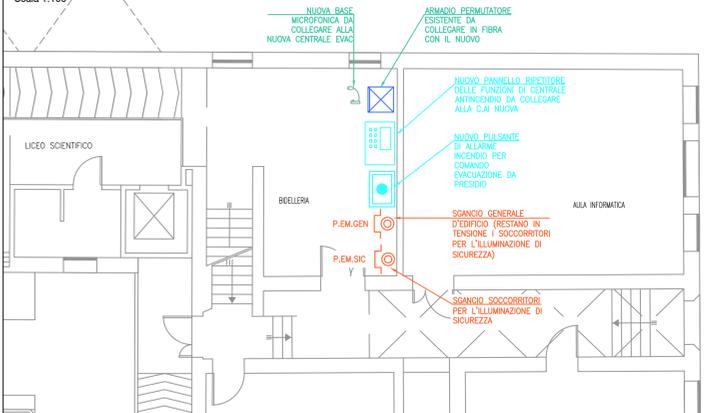

PIANTA PIANO PRIMO
Scala 1:100

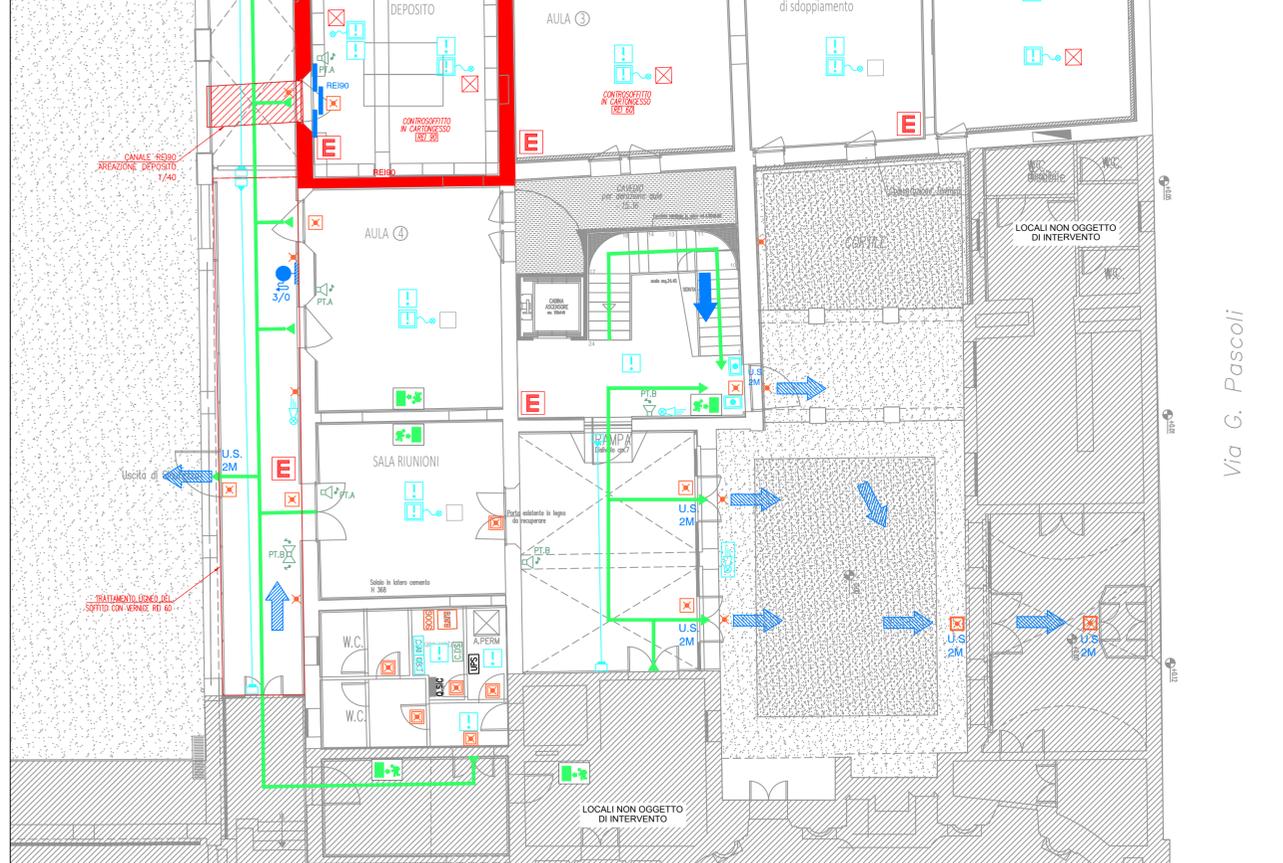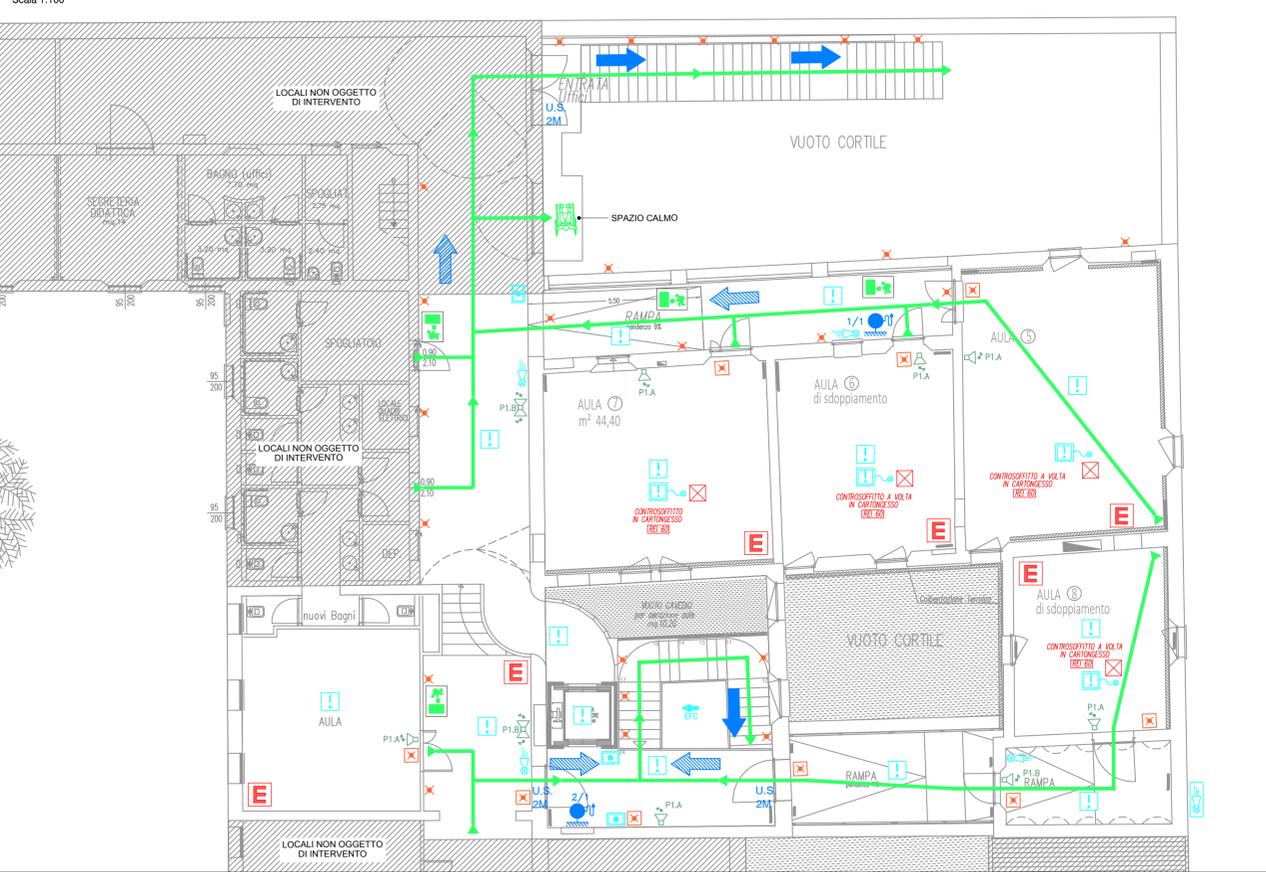

K-PLAN

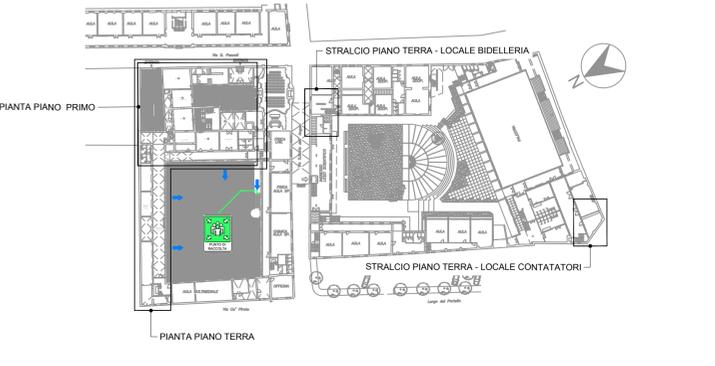

LEGENDA

- Porta tagliafuoco
- Compartimentazione REI
- Rivestimento in lastre di calcio silicato
- Complesso antincendio UNI 45 da 1"1/2 completo di cassetta in lamiera, rubinetto idrante UNI 45, manichetta in nylon gonfiato internamente da mt. 20 e lancia permanentemente collegata con bocchello d. 12 mm.
- 1/0...1/1 Numero idrante/piano dell'edificio
- Estintore a polvere chimica da Kg 6, di tipo omologato dal Ministero dell' Interno, appeso a parete
- Idrante soprasuolo DN 80 di tipo antigelo a due attacchi UNI 70, per la motopompa del VV.FF.
- Percorso d'esodo
- Vie d'esodo (orizzontali).
- Vie d'esodo (discesa).
- Vie d'esodo (salita).
- U.S. Uscita di sicurezza (porta con dispositivo di apertura a spinta).
- 2M, 3M Larghezza dell'uscita espressa in moduli
- Cartello segnalatico uscita di emergenza
- Corpo illuminante con funzionamento di luce di sicurezza sotto sorgente di sicurezza centralizzata
- Corpo illuminante di sicurezza sotto sorgente di sicurezza centralizzata da 4,3W 349 Lumen
- Corpo illuminante di sicurezza sotto sorgente di sicurezza centralizzata da 6,8W 755 Lumen
- Corpo illuminante di sicurezza esistente
- Centrale di segnalazione / rilevazione d'incendio
- Combinatore telefonico per allarme incendio
- Rilevatore ottico di fumo
- Rilevatore ottico di fumo posto sopra al controsoffitto con led di ripetizione installato in posizione visibile
- Pulsante manuale di allarme incendio
- Pannello di ripetizione con display delle funzioni di centrale rilevazione incendio
- Targa ottico-acustica di segnalazione allarme incendio
- Targa ottico-acustica di segnalazione allarme incendio in esecuzione IP55
- Attuatore apertura evacuatore di fumo e calore
- Barriera emettitrice (TRX) a riflessione per rilevazione e segnalazione incendi
- Pulsante a tirante per chiamata di soccorso disabili
- Pulsante di tacitazione chiamata di soccorso disabili
- Gruppo ottico acustico di segnalazione chiamata di soccorso disabili
- Centrale diffusione sonora
- Diffusore sonoro a parete per sistema EVAC installato a 6W
- Diffusore sonoro bidirezionale a parete per sistema EVAC installato a 20W
- Base microfonica
- Pulsante d'emergenza
- Contatore di misura energia prodotta
- Gruppo di continuità UPS
- Gruppo soccorritore per illuminazione di sicurezza completo di armadio batterie
- Botolo REI60 per ispezione rilevatore ottico di fumo nel controsoffitto

Provincia di Ravenna
Settore Lavori Pubblici
Servizio Edilizia Scolastica e Patrimonio

MIGLIORAMENTO SISMICO DEL "LICEO TORRICELLI-BALLARDINI"- SEDE DELL'INDIRIZZO SCIENTIFICO DI VIA S.MARIA DELL'ANGELO, 48 FAENZA (Ra)

PROGETTO DEFINITIVO - ESECUTIVO PRIMO Stralcio - 1° e 2° Lotto
PREVENZIONE INCENDI

Presidente: Michele De Pascali
Consigliere delegato Pubblica Istruzione - Edilizia Scolastica - Patrimonio: Maria Luisa Martinez

Dirigente responsabile del Settore: Ing. Paolo Nobilio
Responsabile del Servizio: Arch. Giovanna Garzanti

RESPONSABILE UNICO DEL PROCEDIMENTO: Ing. Paolo Nobilio

PROGETTISTI OPERE ARCHITETTONICHE: Arch. Claudio Piersanti- Arch. Rita Rava
COLLABORATORE ALLA PROGETTAZIONE: Arch. Stefania Altieri

PROGETTISTA OPERE STRUTTURALI: Ing. Angelo Sampieri
COLLABORATORE PROGETTAZIONE OPERE STRUTTURALI: Ing. Filippo Sangiorgi

PROGETTISTA IMPIANTI IDRICI E MECCANICI: ELTEC srl Società di Ingegneria
PROGETTISTA IMPIANTI ELETTRICI: ELTEC srl Società di Ingegneria

COORDINATORE della SICUREZZA IN FASE DI PROGETTAZIONE: Arch. Stefania Altieri
PROGETTISTA PREVENZIONE INCENDI: ELTEC srl Società di Ingegneria

TITOLO ELABORATO: PROGETTO: PIANA PIANO TERRA E PRIMO

Codice elaborato: PD_PE_VVF_02_00
Revisione: 00
Data: 31/05/2021
Scala: 1:100
Nome file di archiviazione: PD_PE_VVF_02_PL.PT-P1_R.00

PROFESSIONISTA RESPONSABILE: Ing. Bruno Vesani
Responsabile Unico del Procedimento Ing. Paolo Nobilio

Rev.	Descrizione	Redatto:	Controllato:	Approvato:	Data:
00	EMISSIONE	D.O.	B.V.		
01	REVISIONE				