



PROVINCIA RAVENNA

SETTORE LAVORI PUBBLICI

Servizio Edilizia Scolastica e Patrimonio

ADEGUAMENTO ALLA NORMATIVA ANTINCEDIO  
DELL'I.T.G " C. MORIGIA" - I.T.A. " L. PERDISA SEDE DI VIA  
DELL'AGRICOLTURA N. 5 - RAVENNA

PROGETTO DEFINITIVO/ESECUTIVO  
Importo di progetto 530.000,00


STATO DI FATTO  
SEZIONI E PROSPETTI

Presidente: Michele de Pascuale  
Consigliere con Delega all'edilizia scolastica: Maria Luisa Martinez  
Segretario Generale: Dott. Paolo Neri


Dirigente Responsabile del Settore: Ing. Paolo Nobile  
Responsabile del Servizio: Arch. Giovanna Garzanti

RESPONSABILE UNICO DEL PROCEDIMENTO: Arch. Giovanna Garzanti  
PROGETTISTA COORDINATORE: Ing. Calogera Tiziana Napoli  
COORDINATORE PER LA SICUREZZA IN FASE DI PROGETTAZIONE: Ing. Calogera Tiziana Napoli  
PROGETTISTA DEGLI IMPIANTI ELETTRICI: Studio Associato Ne Ma  
PROGETTISTA ANTINCENDIO: Ing. David Negri  
PROGETTISTA IMPIANTI MECCANICI: Ing. David Negri  
COLLABORATORI ALLA PROGETTAZIONE: Ing. Simone Pivi, Ing. Annalisa Bolettino, Geom. Franco Tocco


Elaborato num: ARC 04  
Revisione: 00  
Data: MAGGIO 2021  
Scala: 1:100  
Nome File: ARC\_04\_PRSEZ1.pdf

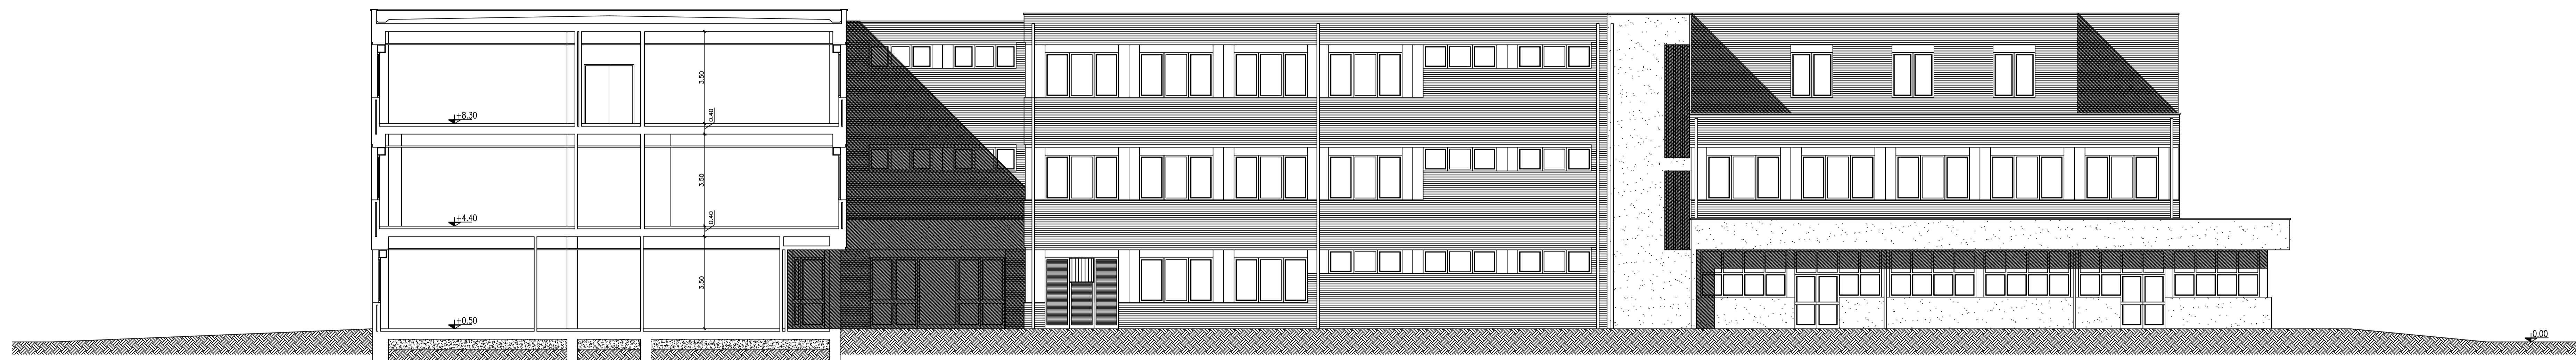

SEZIONE-PROSPETTO A-A

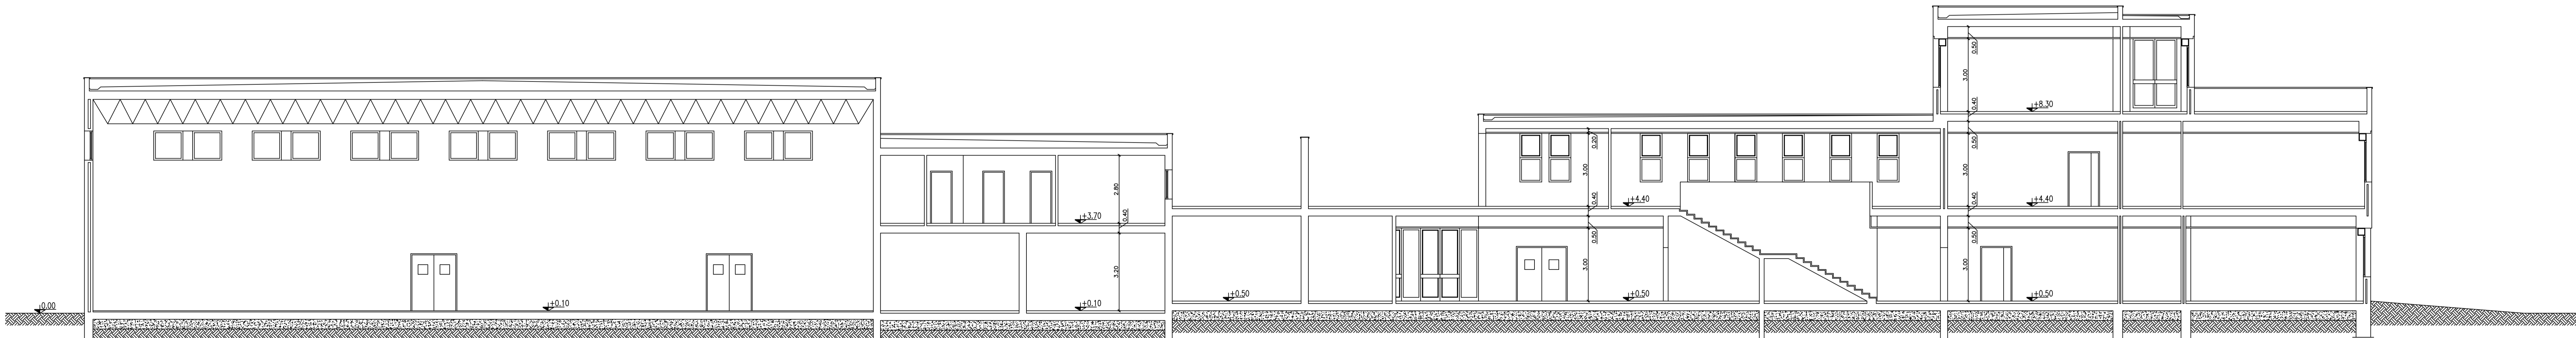

SEZIONE-PROSPETTO B-B

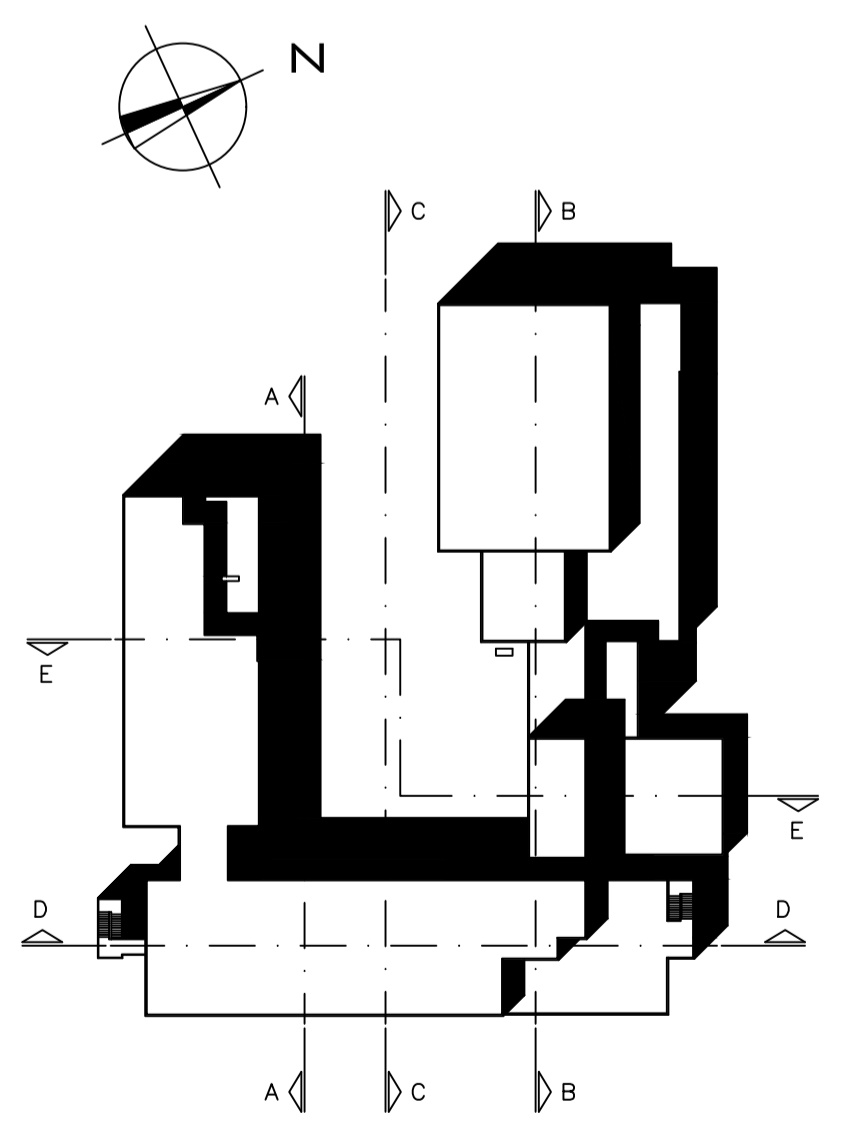

PIANTA DI RIFERIMENTO  
SCALA 1:1000