



PROVINCIA RAVENNA

SETTORE LAVORI PUBBLICI

Servizio Edilizia Scolastica e Patrimonio

ADEGUAMENTO ALLA NORMATIVA ANTINCEDIO
DELL'I.T.G " C. MORIGIA" - I.T.A. " L. PERDISA SEDE DI VIA
DELL'AGRICOLTURA N. 5 - RAVENNA

PROGETTO DEFINITIVO/ESECUTIVO
Importo di progetto 530.000,00


STATO DI FATTO
SEZIONI E PROSPETTI

Presidente: Michele de Pascale
Consigliere con Delega all'edilizia scolastica: Maria Luisa Martinez
Segretario Generale: Dott. Paolo Neri


Dirigente Responsabile del Settore: Ing. Paolo Nobile
Responsabile del Servizio: Arch. Giovanna Garzanti

RESPONSABILE UNICO DEL PROCEDIMENTO: Arch. Giovanna Garzanti
PROGETTISTA COORDINATORE: Ing. Calogera Tiziana Napoli
COORDINATORE PER LA SICUREZZA IN FASE DI PROGETTAZIONE: Ing. Calogera Tiziana Napoli
PROGETTISTA DEGLI IMPIANTI ELETTRICI: Studio Associato Ne Ma
PROGETTISTA ANTINCENDIO: Ing. David Negri
PROGETTISTA IMPIANTI MECCANICI: Ing. David Negri
COLLABORATORI ALLA PROGETTAZIONE: Ing. Simone Pivi, Ing. Annalisa Boletto, Geom. Franco Tocco


Elaborato num: ARC 05
Revisione: 00
Data: MAGGIO 2021
Scala: 1:100
Nome File: ARC_05_PSEZZ.pdf

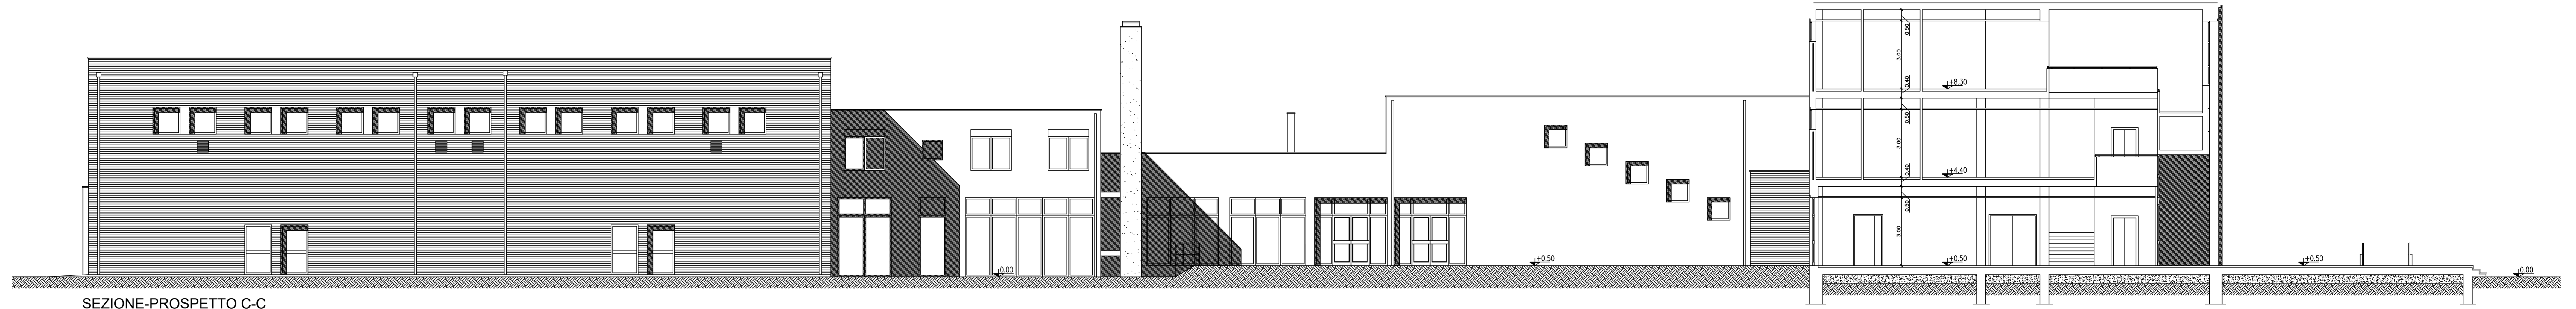


SEZIONE-PROSPETTO C-C

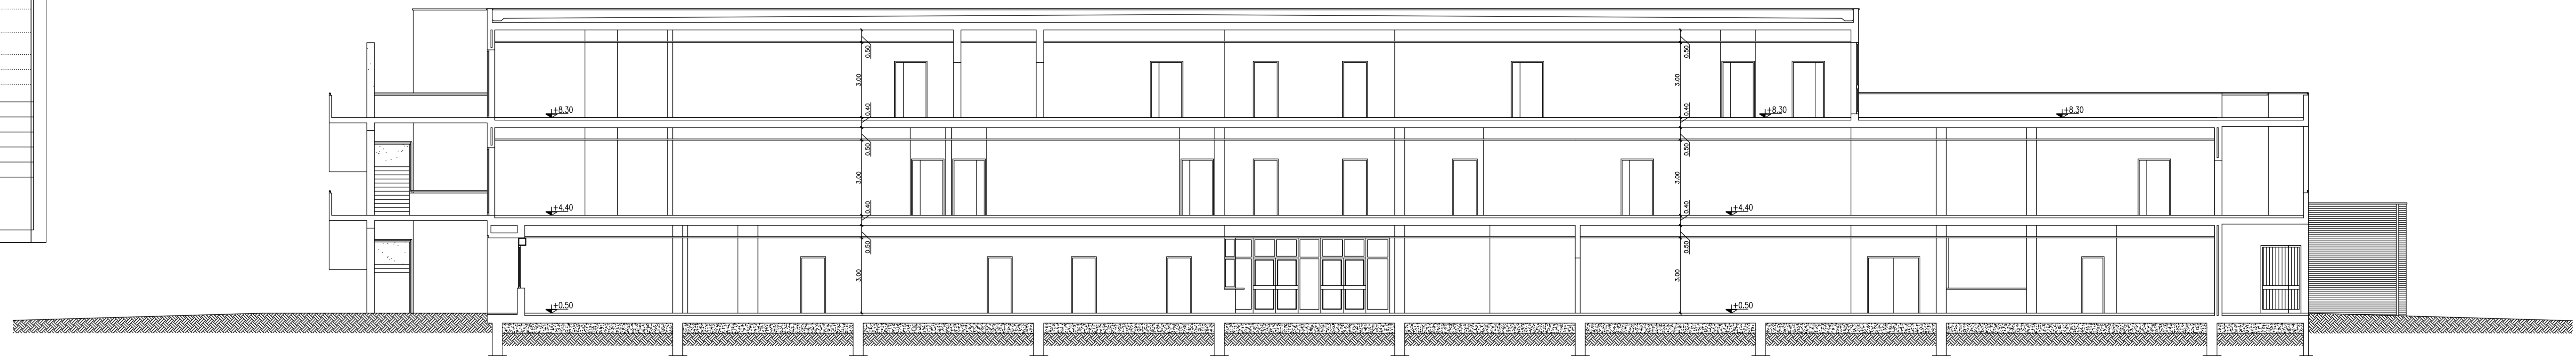

SEZIONE-PROSPETTO D-D

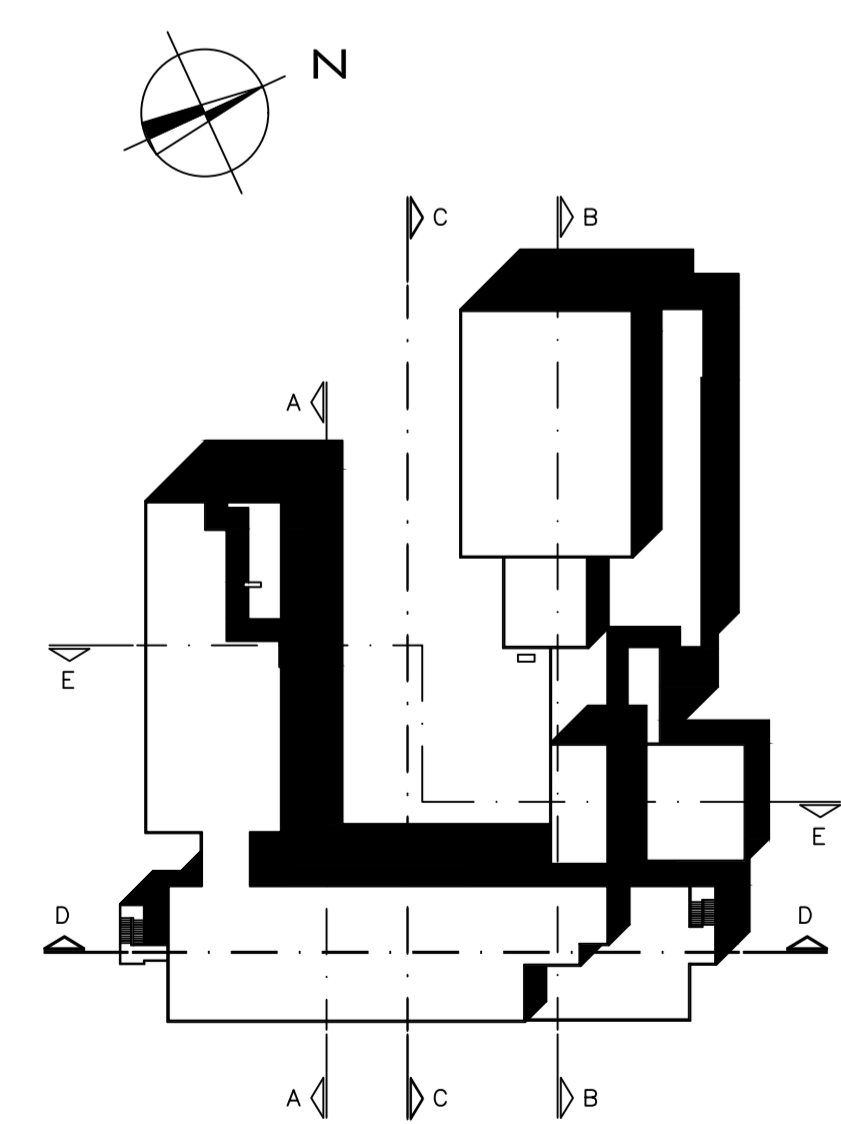

PIANTA DI RIFERIMENTO
SCALA 1:1000

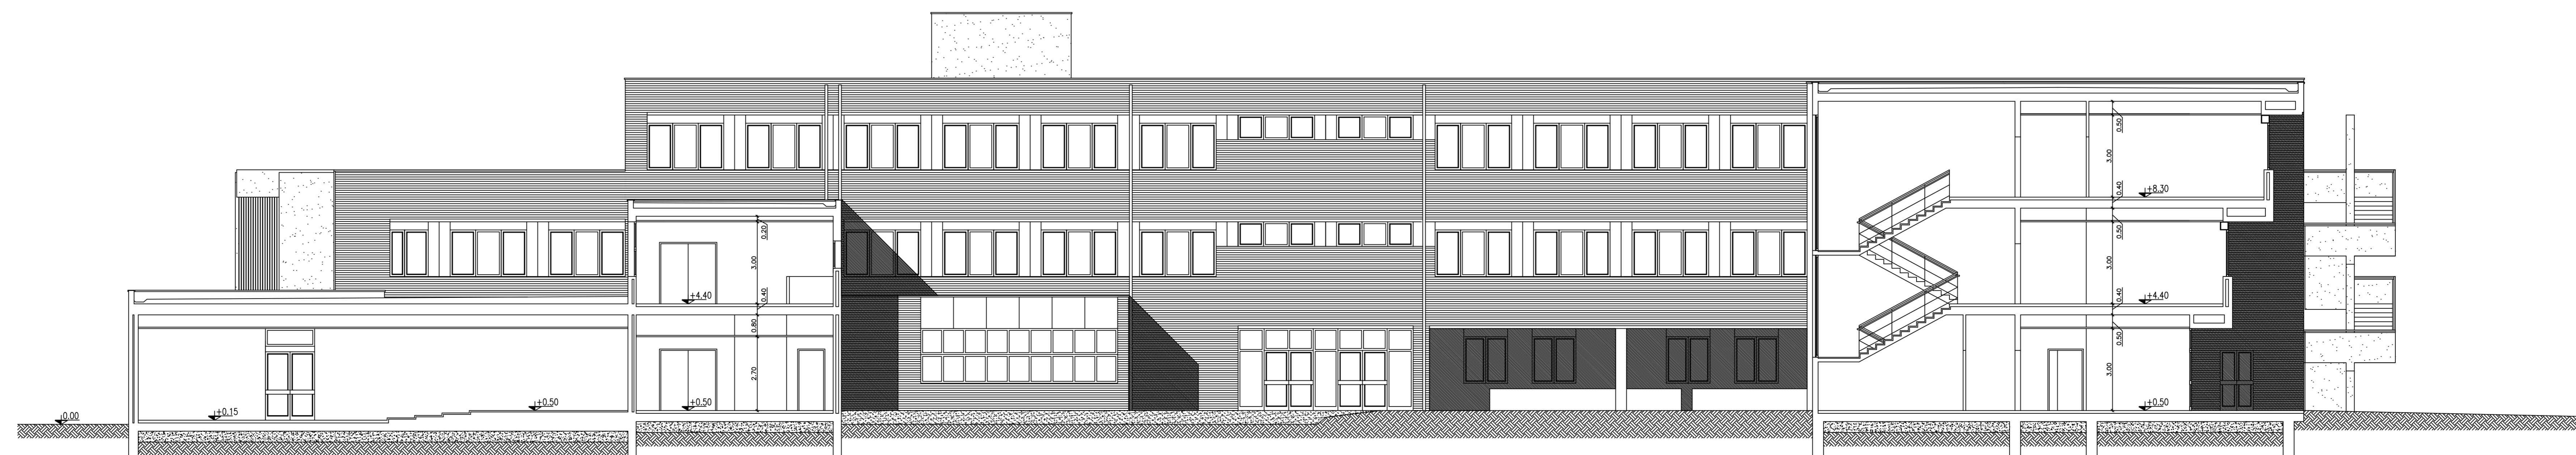

SEZIONE-PROSPETTO E-E