

LAVORI DI RIQUALIFICAZIONE IMPIANTISTICA (IMPIANTI ELETTRICI E SIMILARI) DI EDIFICI SCOLASTICI PROVINCIALI - ANNI 2021

CORPI ILLUMINANTI


Presidente: Sig. Michele De Pascale	Consigliere delegato Pubblica Istruzione - Edilizia Scolastica - Patrimonio: Sig.ra Maria Luisa Martinez
Dirigente responsabile del Settore: Ing. Paolo Nobile	Responsabile del Servizio: Ing. Marco Conti



 
RESPONSABILE UNICO DEL PROCEDIMENTO:	Ing. Paolo Nobile	Documento firmato digitalmente
PROGETTISTI:	Ing. Marco Conti	Documento firmato digitalmente
	P.I. Andrea Bezzi	


0	EMMISSIONE	M.C.	P.N.	P.N.	29/10/2021
Rev.	Descrizione	Redatto:	Controllato:	Approvato:	Data:

TITOLO ELABORATO:
PIANTA PIANO PRIMO

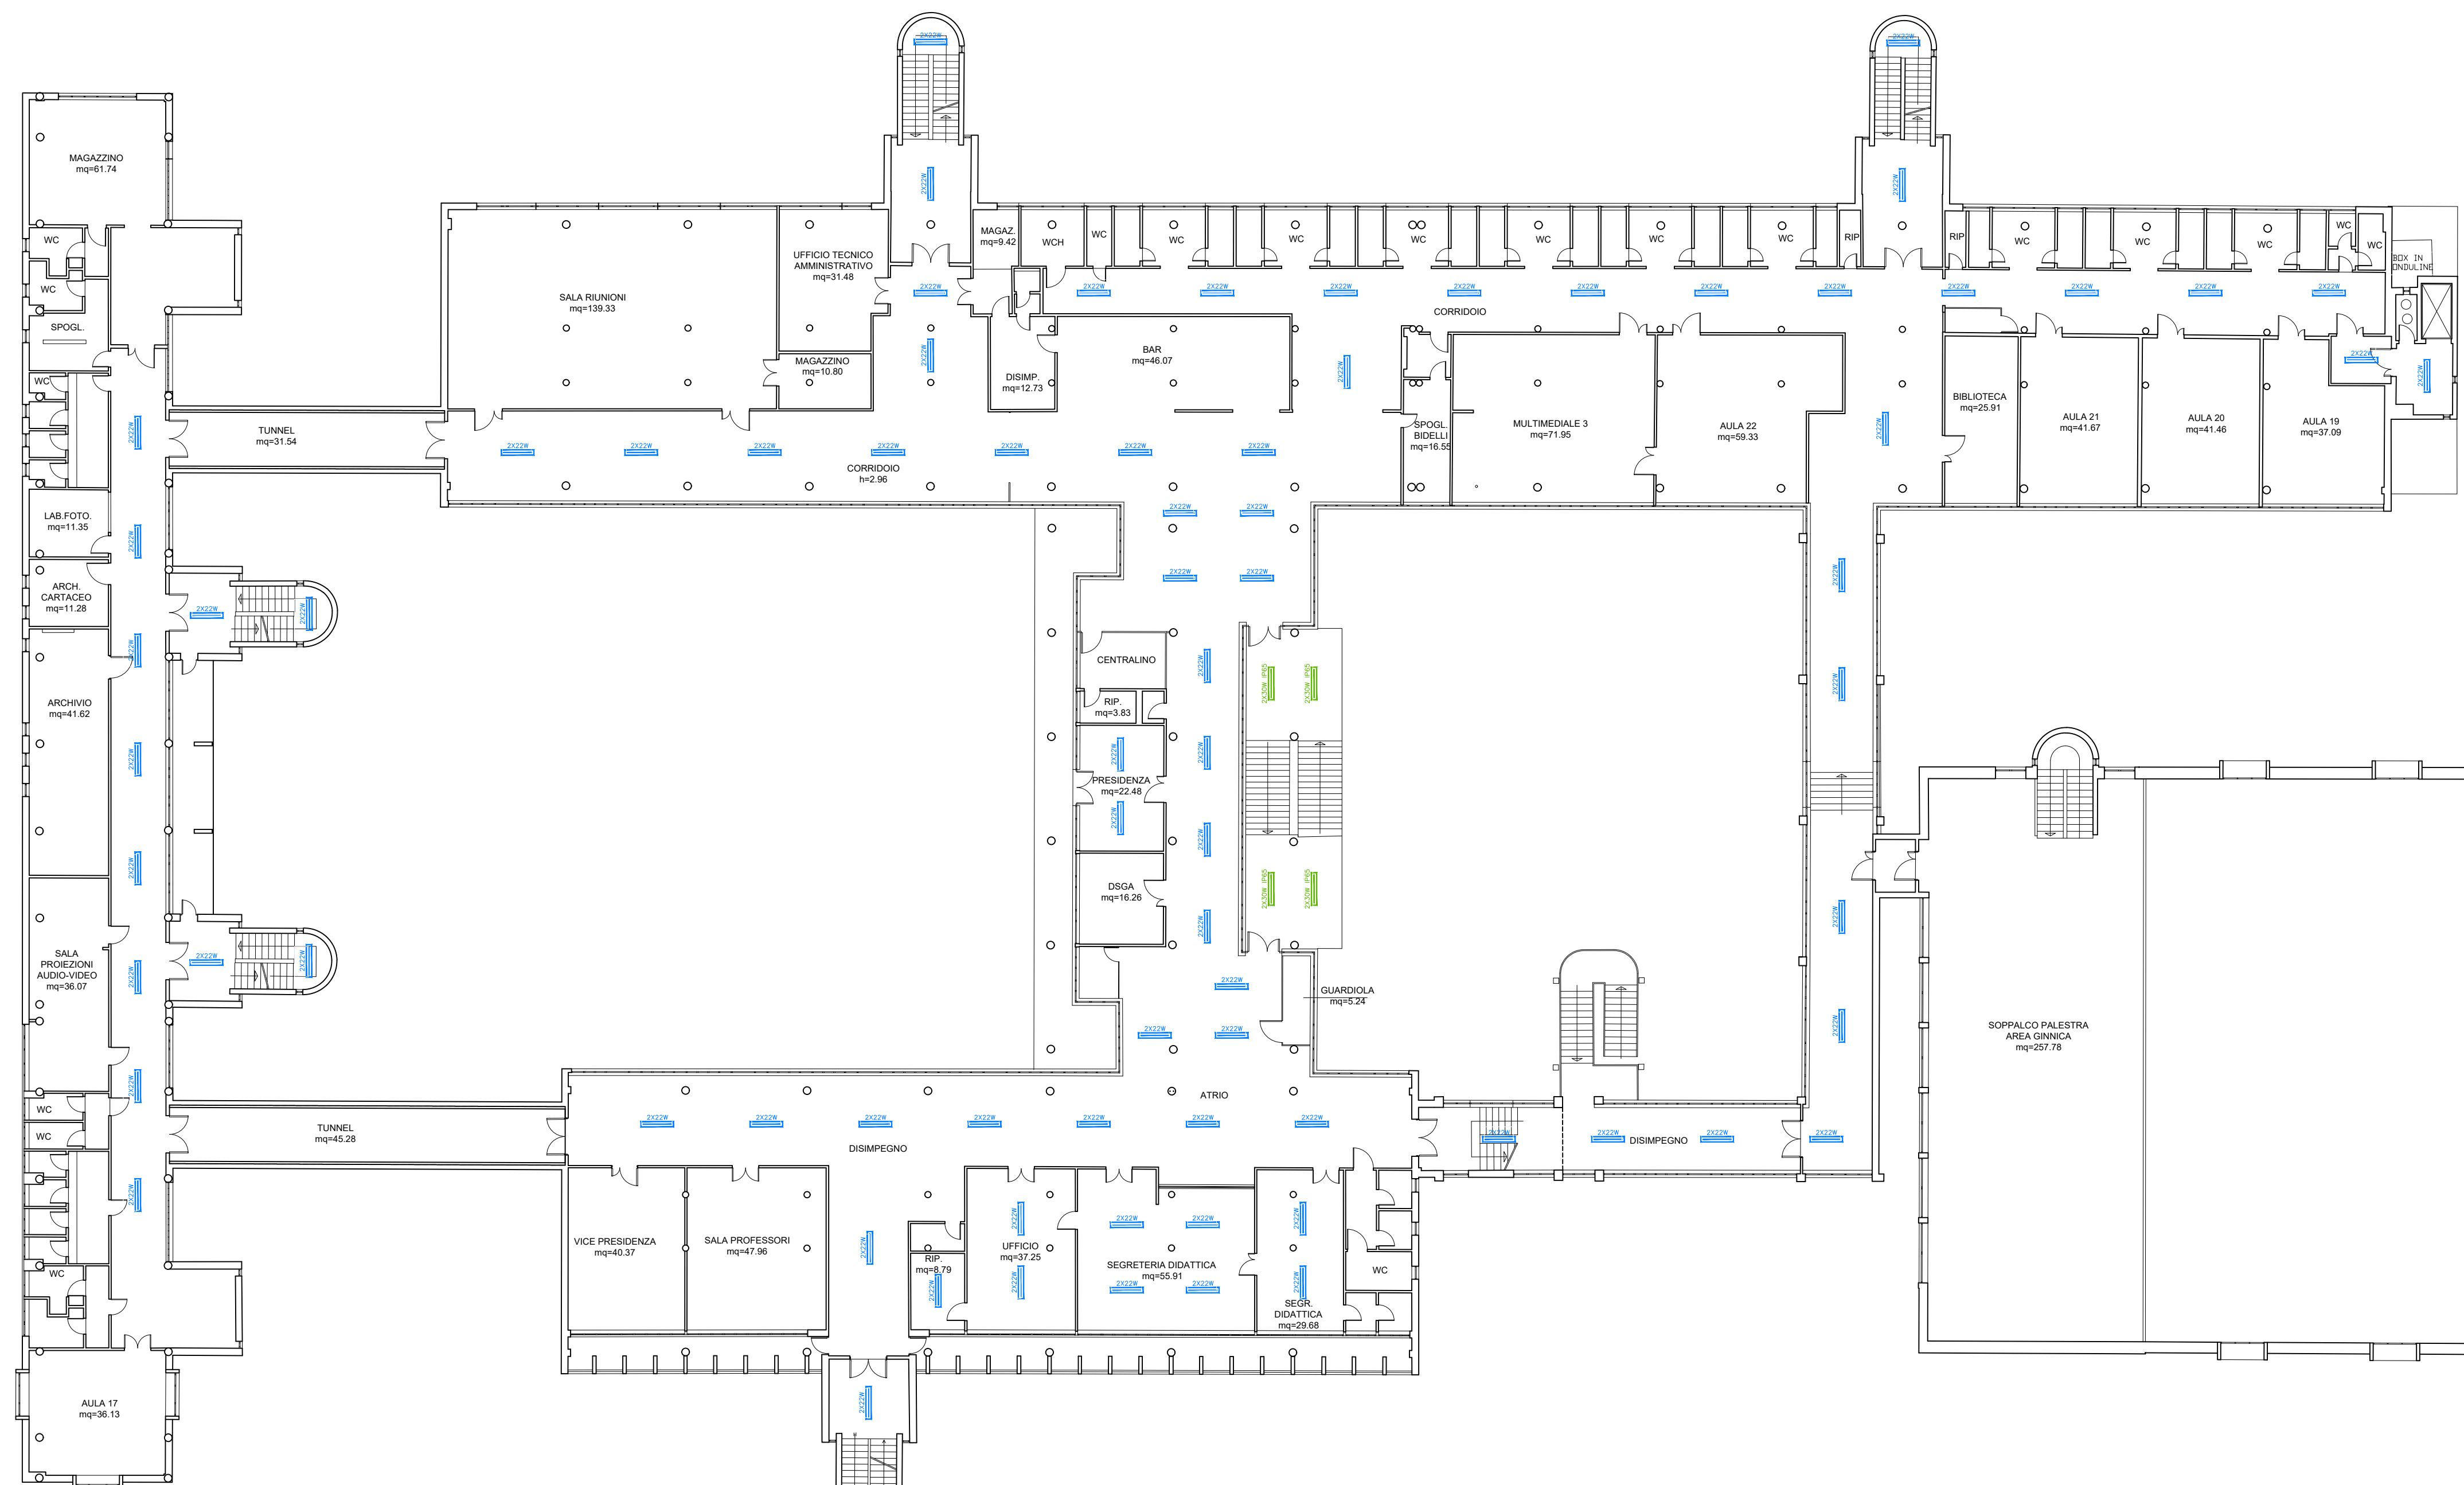Elaborato num:	Revisione:	Data:	Scala:	Nome file:
D2	0	29/10/2021	1:200	TAV_01_02_03_IPSIA Callegari_Ravenna.dwg
1 / 02				



- LEGENDA**
 Corpi illuminanti
-  PLAFONIERA 3F FILIPPI 03F LED 2X22W
 -  PLAFONIERA 3F FILIPPI LINDA LED 2X30W IP65
 -  PLAFONIERA 3F FILIPPI L323X10W LED 2S

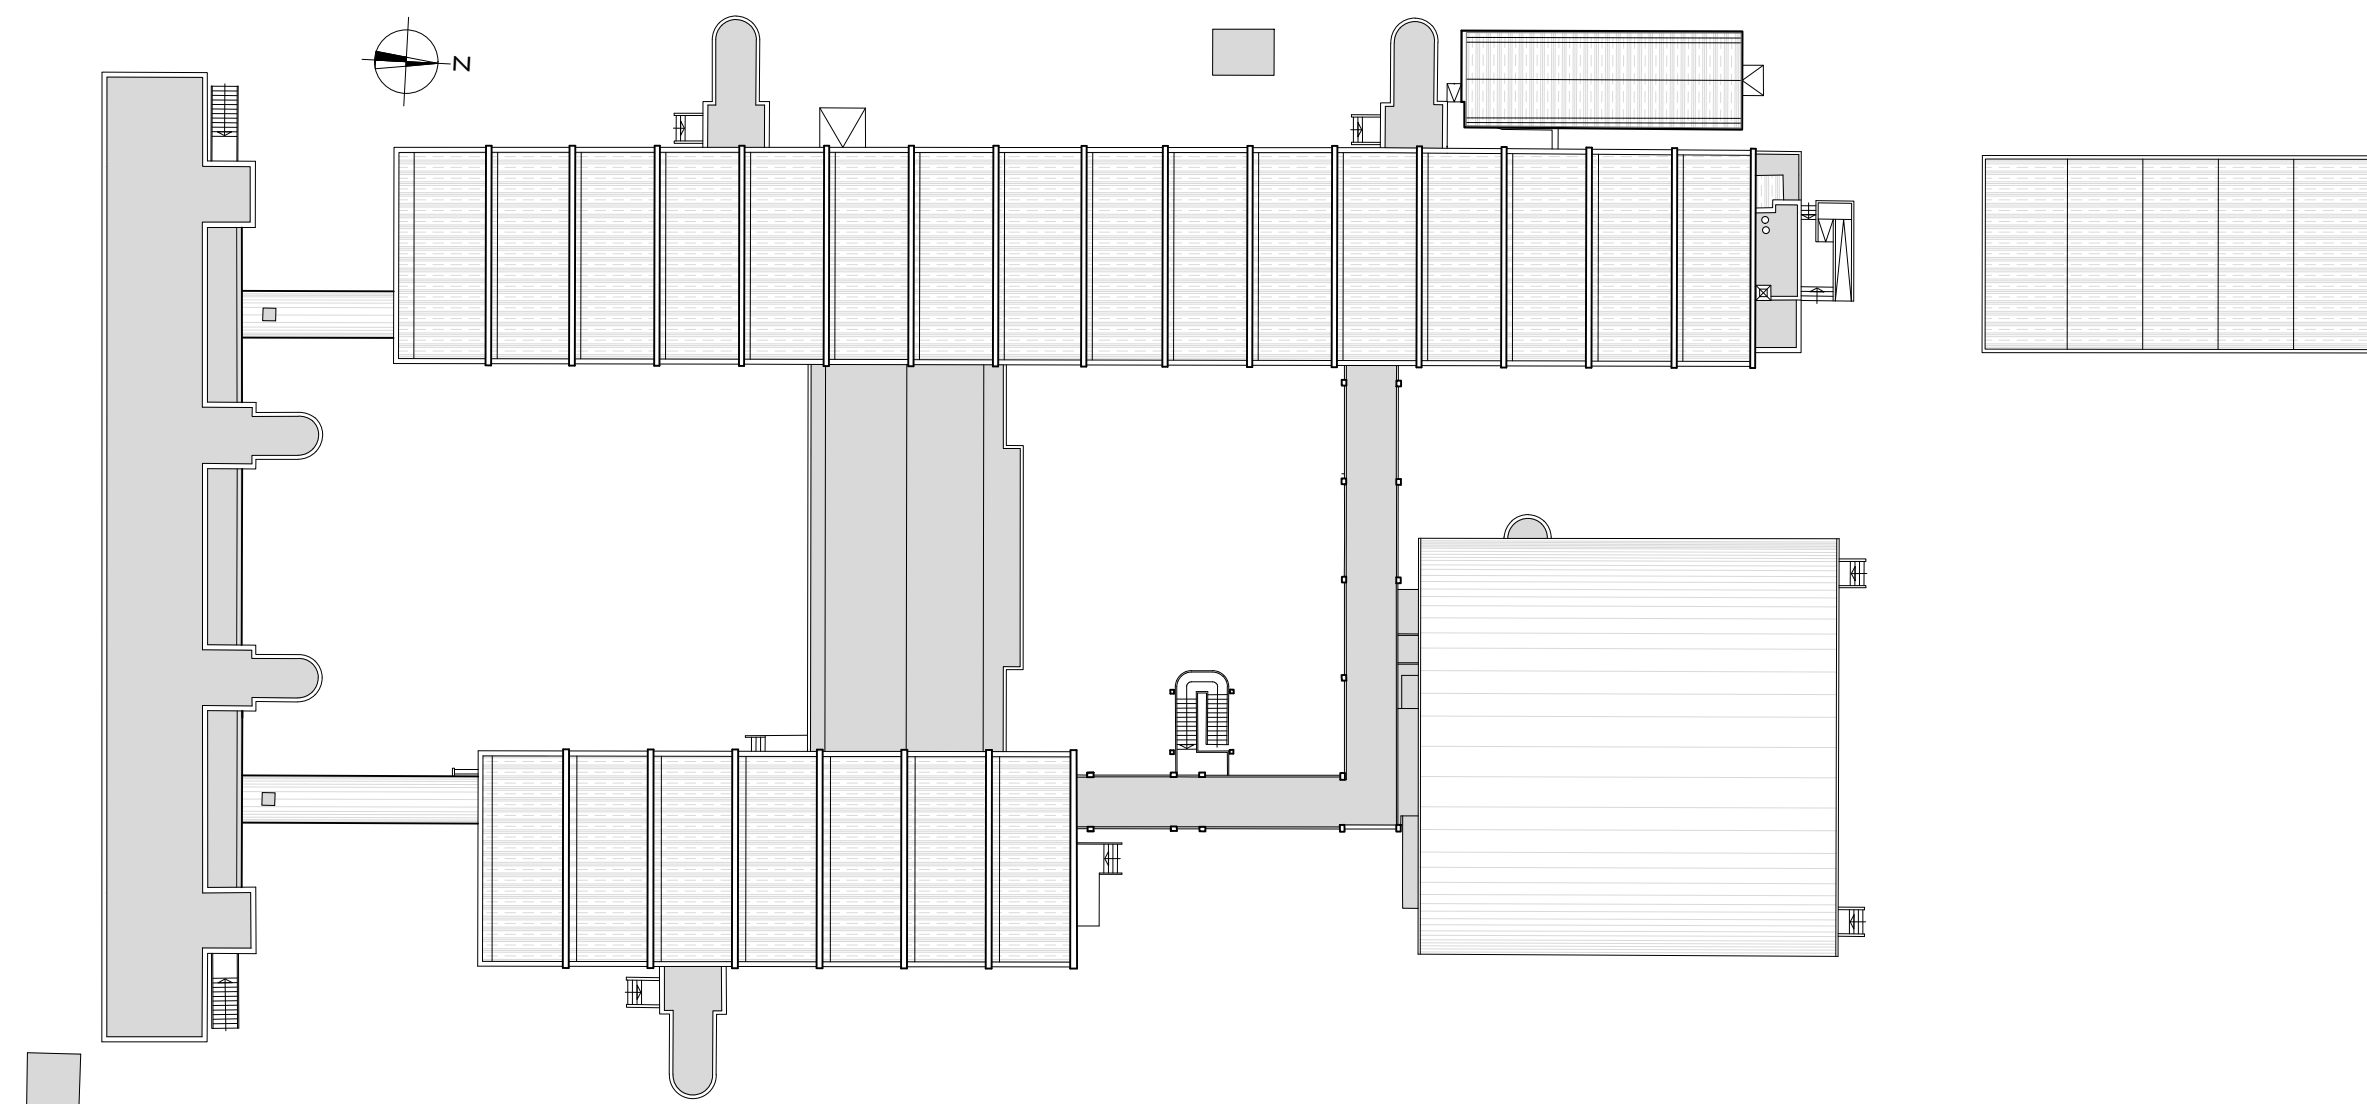

PIANTA DI RIFERIMENTO SCALA 1:500