

LAVORI DI RIQUALIFICAZIONE IMPIANTISTICA (IMPIANTI ELETTRICI E
 SIMILARI) DI EDIFICI SCOLASTICI PROVINCIALI - ANNI 2021

CORPI ILLUMINANTI

Presidente: Sig. Michele De Pascale	Consigliere delegato Pubblica Istruzione - Edilizia Scolastica - Patrimonio: Sig.ra Maria Luisa Martinez
Dirigente responsabile del Settore: Ing. Paolo Nobile	Responsabile del Servizio.: Ing. Marco Conti

RESPONSABILE UNICO DEL PROCEDIMENTO: Ing. Paolo Nobile Documento firmato digitalmente

PROGETTISTI: Ing. Marco Conti Documento firmato digitalmente



P.I. Andrea Bezzi

0	EMISSIONE	M.C.	P.N.	P.N.	29/10/2021
Rev.	Descrizione	Redatto:	Controllato:	Approvato:	Data:

TITOLO ELABORATO:

PIANTA PIANO SECONDO

Elaborato num: D3	Revisione: 0	Data: 29/10/2021	Scala: 1:200	Nome file: TAV_01_02_03_IPSIA Callegari_Ravenna.dwg
-----------------------------	------------------------	----------------------------	------------------------	--

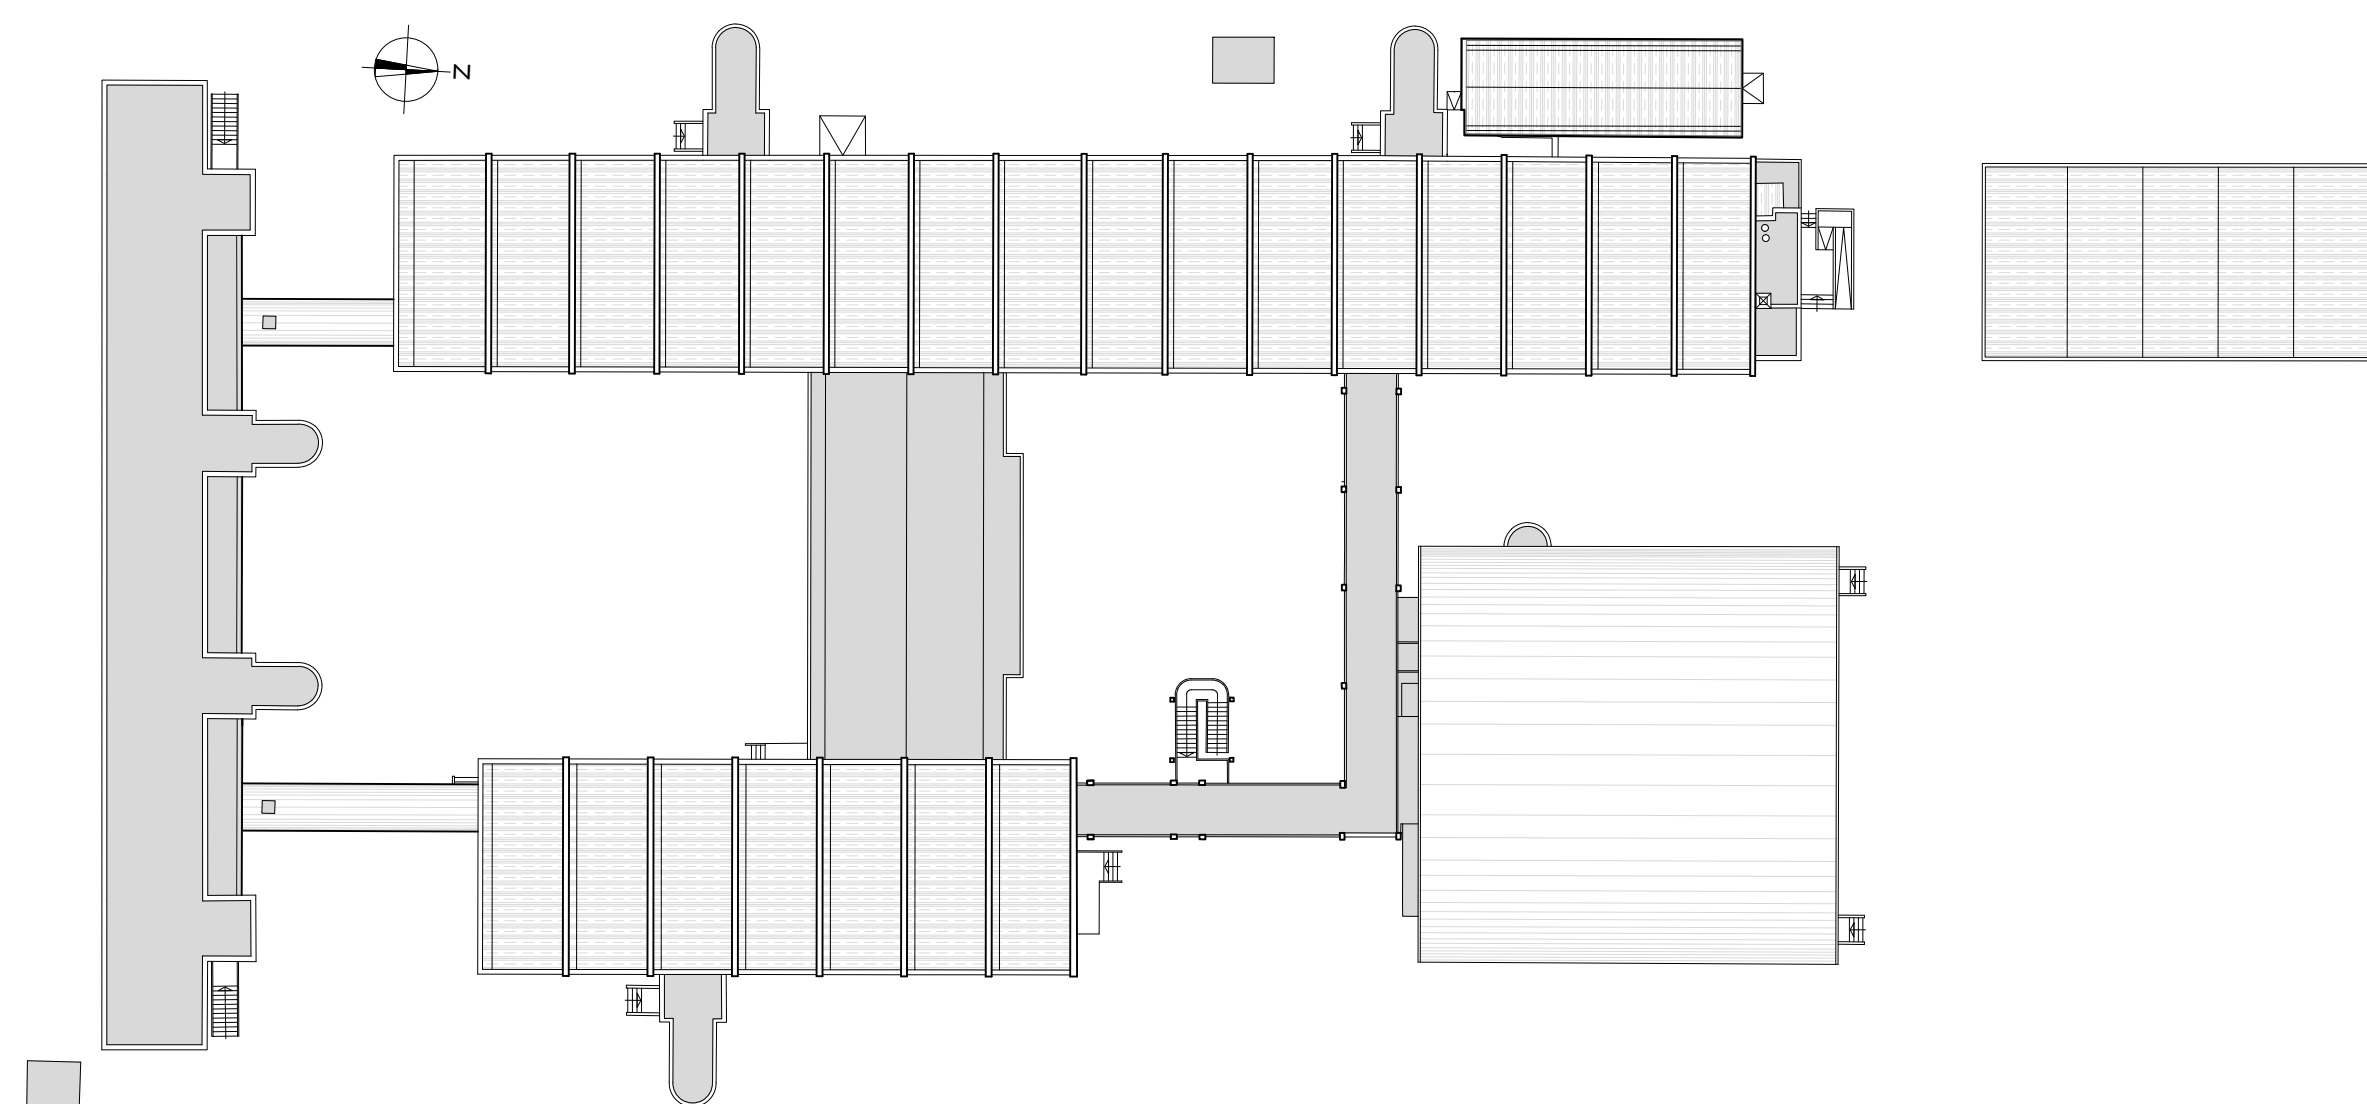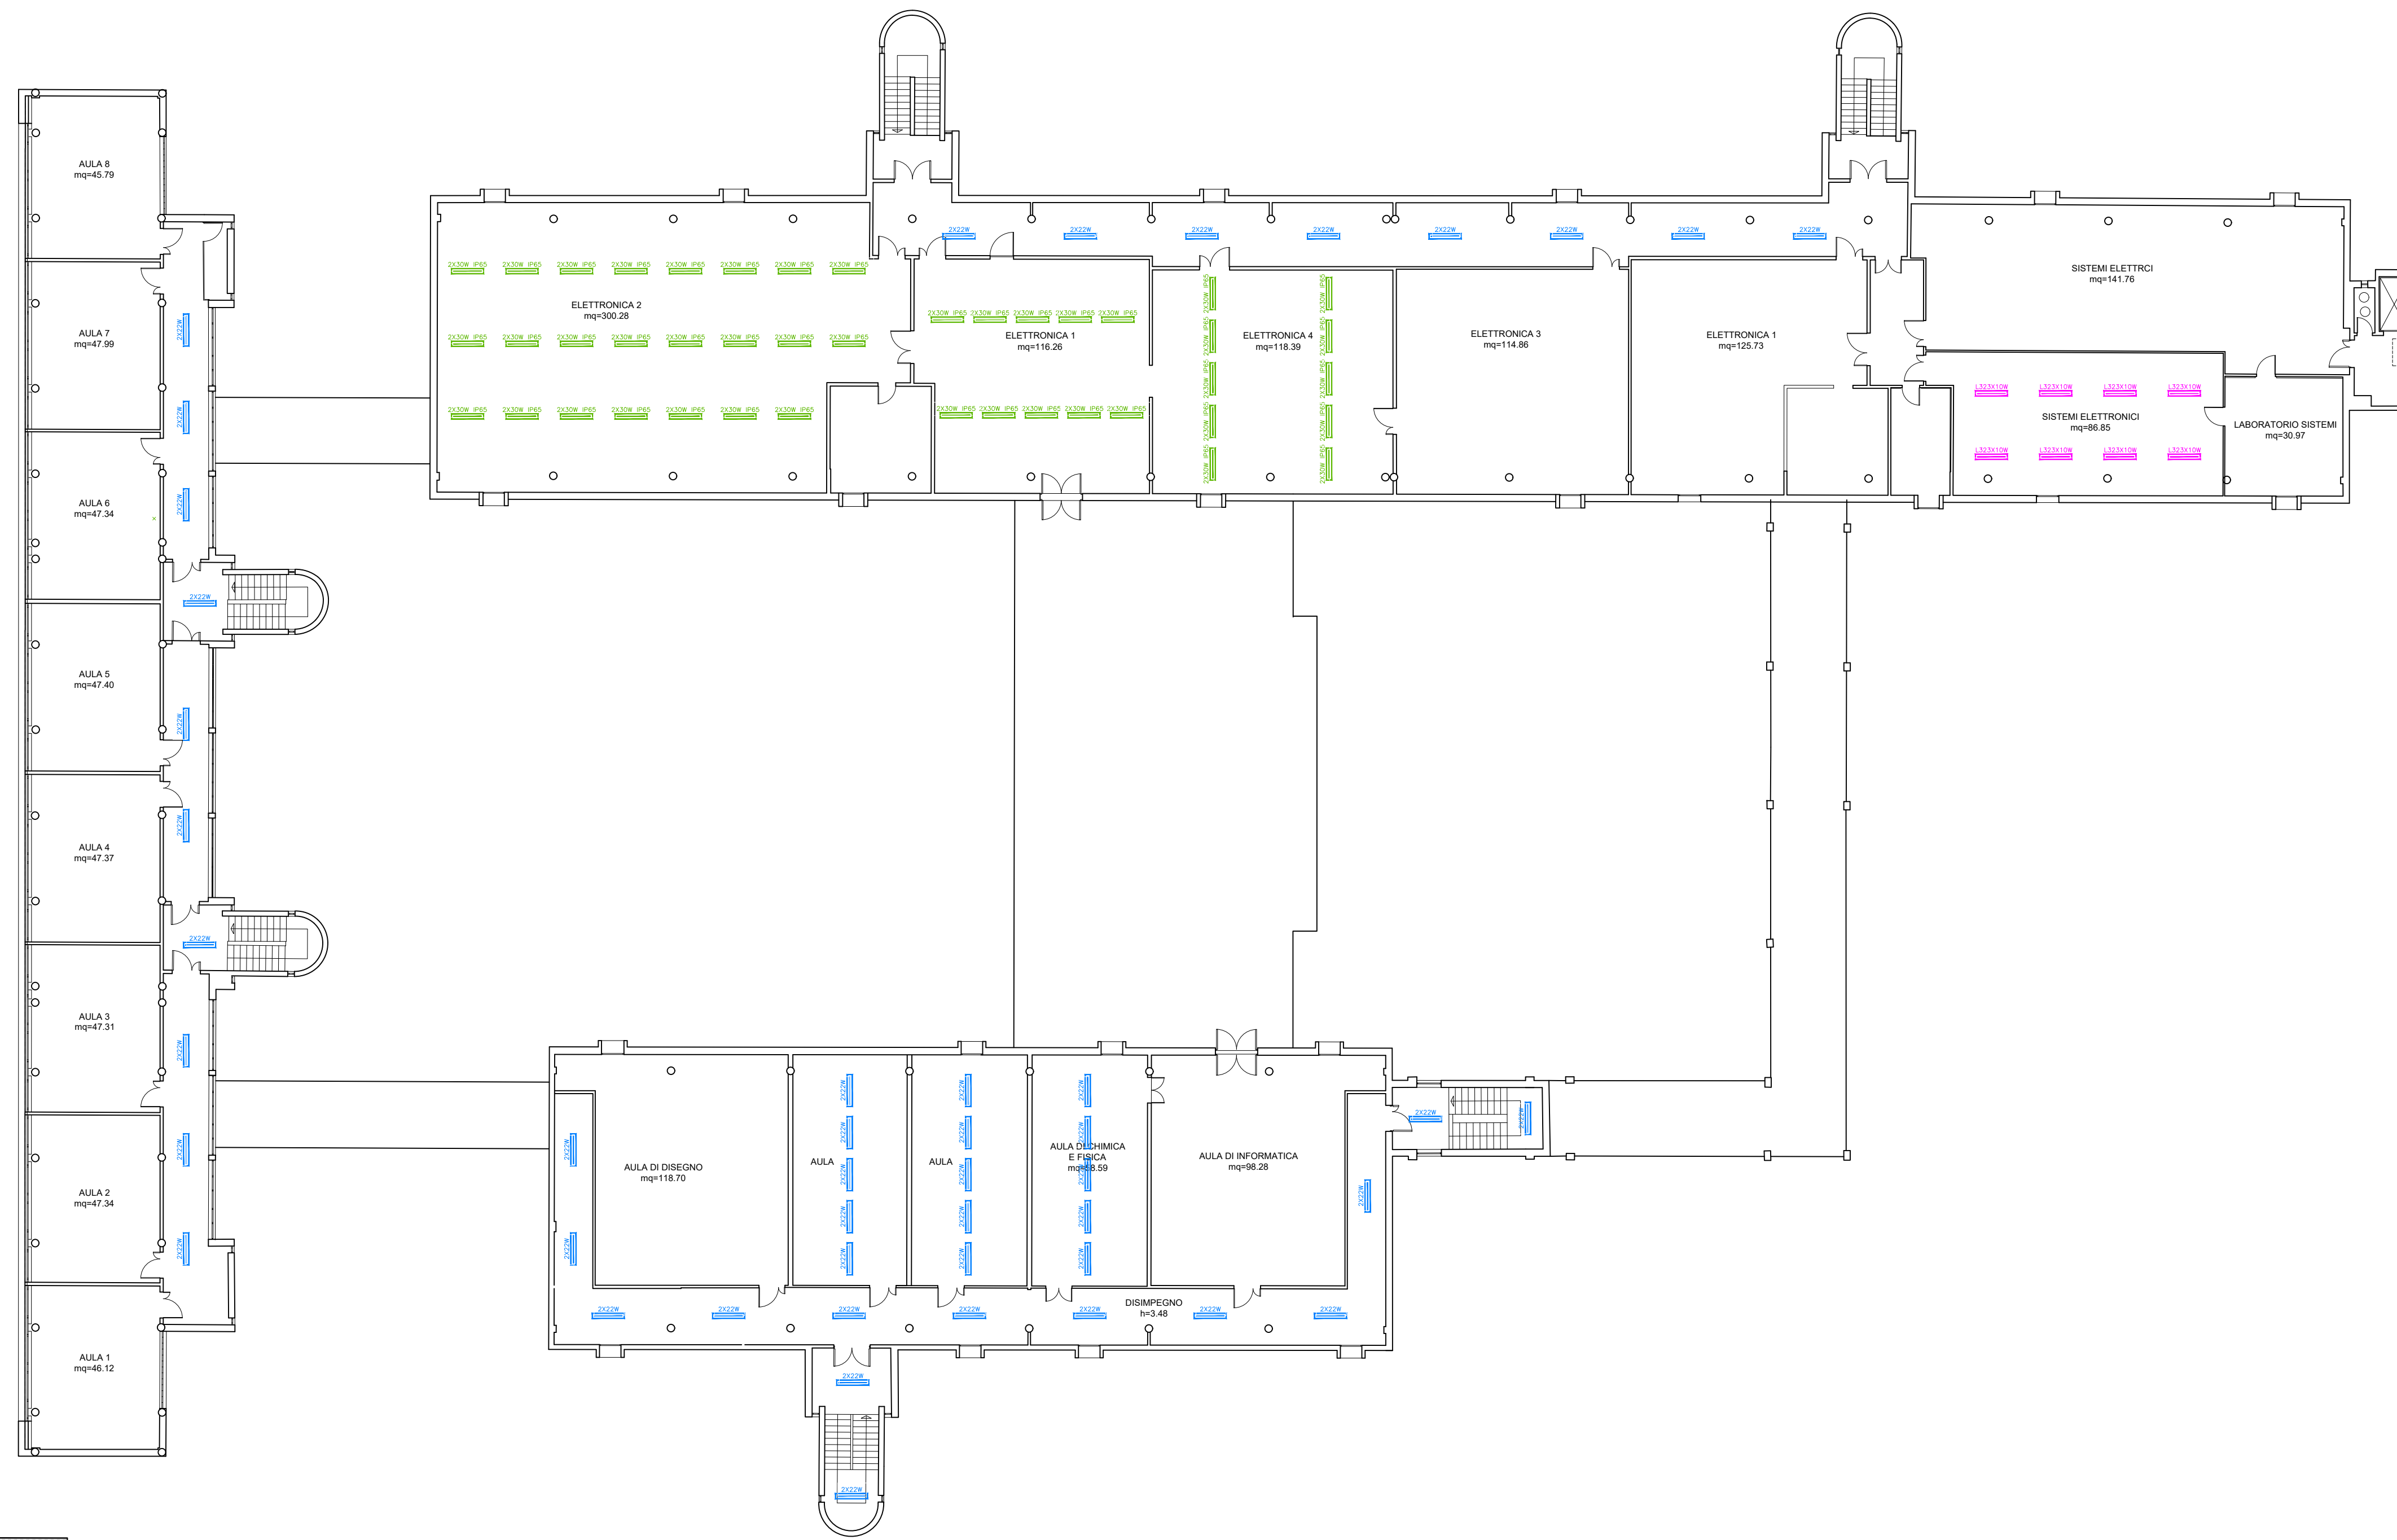

PIANTA DI RIFERIMENTO SCALA 1:500

LEGENDA

Corpi illuminanti

- PLAFONIERA 3F FILIPPI 03F LED 2X22W
- PLAFONIERA 3F FILIPPI LINDA LED 2X30W IP65
- PLAFONIERA 3F FILIPPI L323X10W LED 2S