


SEZIONE SCALA 1: 50

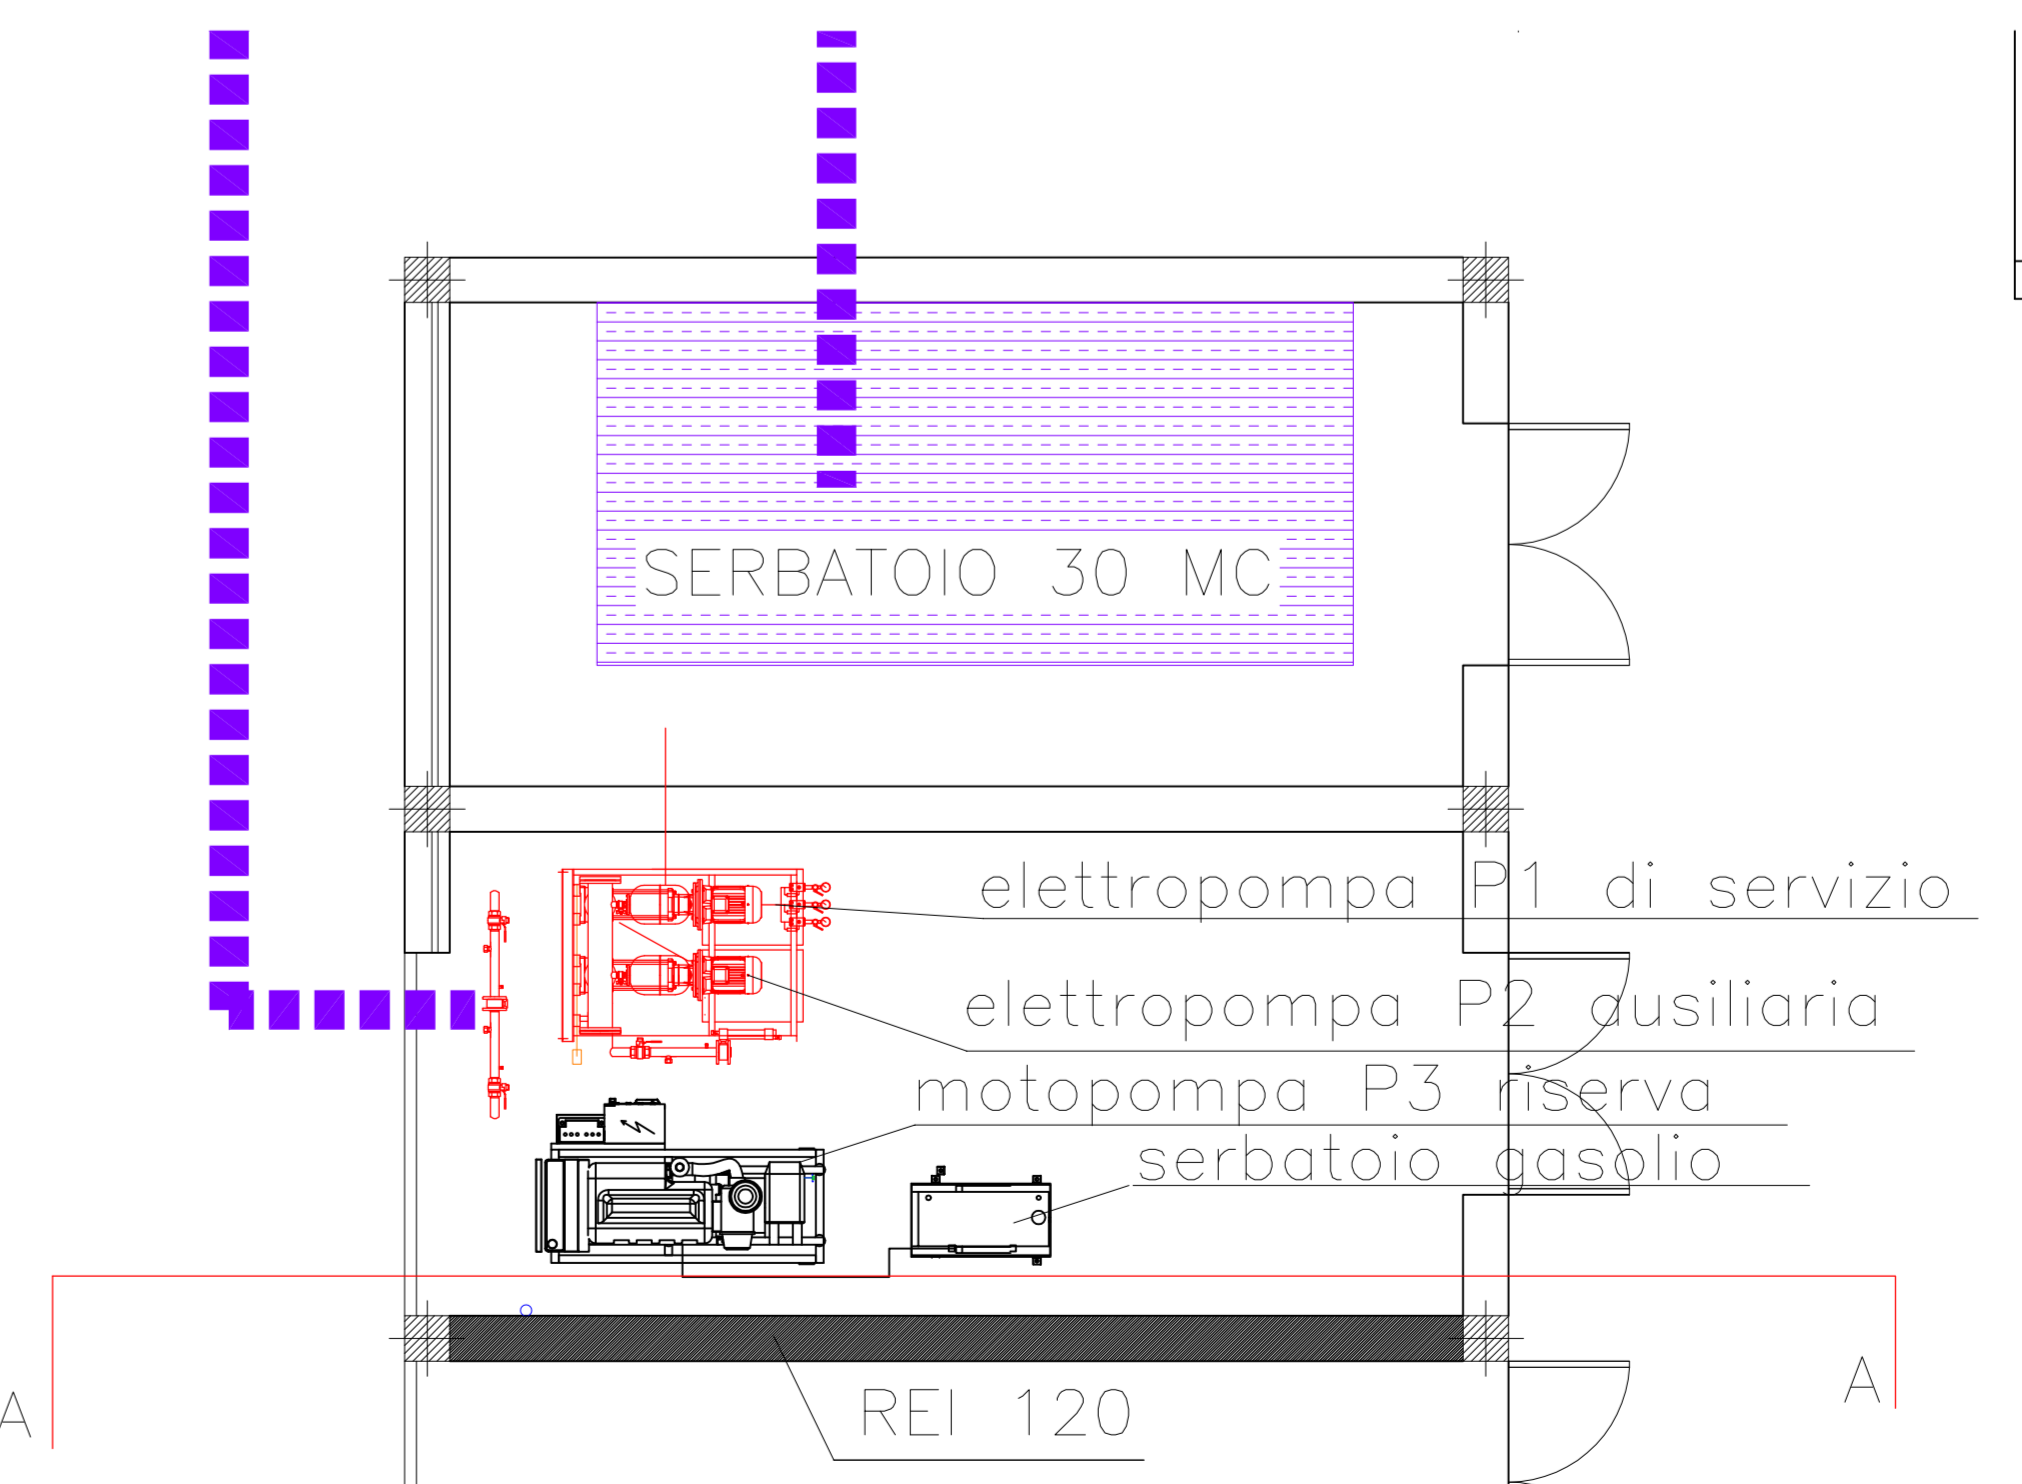

LOCALE GRUPPO POMPAGGIO E VASCA ANTINCENDIO SCALA 1:50

LEGENDA SIMBOLI	
SIMBOLO	DESCRIZIONE
	IDRANTE UNI 45 DA SPOSTARE
	IDRANTE UNI 45 ESISTENTE
	IDRANTE UNI 45 DI NUOVA FORNITURA
	IDRANTE A COLONNA UNI 70 ESISTENTE
	ATTACCO AUTOPOMPA UNI 70 ESISTENTE
	ATTACCO AUTOPOMPA UNI 70 ESISTENTE
	NUOVO TUBO PE 100 PN 12,5 INTERRATO
	TUBO PE 100 PN 12,5 INTERRATO ESISTENTE
	NUOVO TUBO IN ACCIAIO 2N UNI 1255
	TUBO IN ACCIAIO 2N UNI 1255 ESISTENTE
	VALVOLE ESISTENTI CONFORMI ALLA UNI 11443
	VALVOLE INTERCETTAZIONE DI NUOVA INSTALLAZIONE CONFORMI ALLA UNI 11443
	VALVOLE DI RITEGNO PER RETE IDRICA ANTINCENDIO
	CONTATORE ANTINCENDIO
	COLONNA MONTANTE A SALIRE
	COLONNA MONTANTE A SCENDERE
	POZZETTO PREFABBRICATO IN CLS CON CHIUSINO CARRABILE

Dimensione minima dei sostegni

DN	Minima sezione netta dei sostegni (mm)	Spessore minimo del sovrappiasto (mm)	Dimensioni base (altezza del sovrappiasto) (mm)
Fino a 50	15	2,5	M 8
Tra DN 50 e DN 100	25	2,5	M 10
Tra DN 100 e DN 150	35	2,5	M 12
Tra DN 150 e DN 200	65	2,5	M 16
Tra DN 200 e DN 250	75	2,5	M 20

1) Per sostegni a collare: 1,5 mm.

Provincia di Ravenna Settore Lavori Pubblici
U.O. Sicurezza, Patrimonio ed Edilizia Scolastica

ISTITUTO TECNICO INDUSTRIALE "N. BALDINI"
VIA G. MARCONI n° 2 - RAVENNA

LAVORI DI RIQUALIFICAZIONE EDILIZIA, IMPIANTISTICA ED ADEGUAMENTO NORMATIVO

PROGETTO DEFINITIVO - ESECUTIVO

Presidente: Sig. Michele de Pascale	Consigliere con delega all'Ufficio Scolastico: Sig.ra Maria Luisa Marinac
Direttore responsabile del Settore: Ing. Paolo Nobile	Responsabile dell'U.O.: Arch. Giovanni Gazzeri

RESPONSABILE UNICO DEL PROCEDIMENTO: Arch. Giovanni Gazzeri Documento firmato digitalmente

PROGETTISTA COORDINATORE: Ing. Marco Cori Firmato

COORDINATORE SICUREZZA PROGETTAZIONE: Arch. Giovanni Gazzeri Documento firmato digitalmente

COLLABORATORI ALLA PROGETTAZIONE: Ing. Tiziana Nappi, Ing. L. Roberto Anselmi, Firmato
P.L. Andrea Bazzani, Arch. Giovanni Paoletti

PROGETTISTA OPERE ARCHITETTONICHE: Geom. Paolo Casella, Ing. Marco Cori Firmato

PROGETTISTA OPERE IMPI. ELETTRICHE: Ing. Patrizio Benetti

PROGETTISTA IMPIANTO IDRO-ANTINC.: Studio Energo - Ing. Davide Giovannini, Documento firmato digitalmente
Ing. Fabio Masella

ELABORAZIONE GRAFICA: Geom. Franco Tocco, Geom. Sara Vergallo

RELIEVI: Ing. L. Roberto Anselmi, Geom. Franco Tocco, Geom. Sara Vergallo

IP	IMMISSIONE	P.B.	P.B.	P.B.	22/12/2017
Rev.	Disegnata	Redatta	Controllata	Approvata	Data

TITOLO ELABORATO: **IMPIANTO IDRICO ANTINCENDIO PIANTA PRIMO TERRA**

Elaborazione:	Revisione:	Data:	Scala:	Foglio:
PI/01	0	22/12/2017	1:200	